

zaszczytu historycznych lub niedopełnienia obowiązku zgłoszenia do inwentaryzacji  
(Ustawa z dnia 17 maja 1989 r. Prawo Geodezyjne i Kartograficzne, §1. Dz. U. z 2010, 193,  
poz.1287)

Projektowane obiekty  
budowlane

przyłącze wodociągowe  
480/10  
495/11

MAPA DO CELÓW PROJEKTOWYCH

Oznaczenie kancelaryjne zgłoszenia pracy geodezyjnej

GNO.6640.1072.2015

Sekcja mapy sył – wys. 1:500

131.412.2412

Miejscowość

Wieluń

Numer działek ewidencyjnych

508/1

Województwo

Łódzkie

Powiat

Wieluń

Jednostka ewidencyjna

101709\_4

Obwód ewidencyjny

101709\_4.0007

Skala mapy

1:500

Nazwa układu współrzędnych

Prostokątnych  
płaskich

Oznaczenie granic obszaru, który był przedmiotem aktualizacji

Wysokości

Oznaczenie i informację o służebnościach gruntowych  
mających wpływ na zagospodarowanie gruntów,  
zlokalizowanych

Brak

Oznaczenie i symbol konturu użytku gruntowego, który nie jest  
ujęmiony w bazie danych ewidencji gruntów i budynków

Brak

Data sporządzenia

16-07-2015 r.

Kierownik robót:



Geodeta Uprawniony

Pracownia Geodezyjna  
98-300 Wieluń ul. Struga 1  
tel/fax 43 843-33-04

Tomasz Piętyrżek  
Nr upr. 18136

Skala lokalizacji

Skala 1:25000

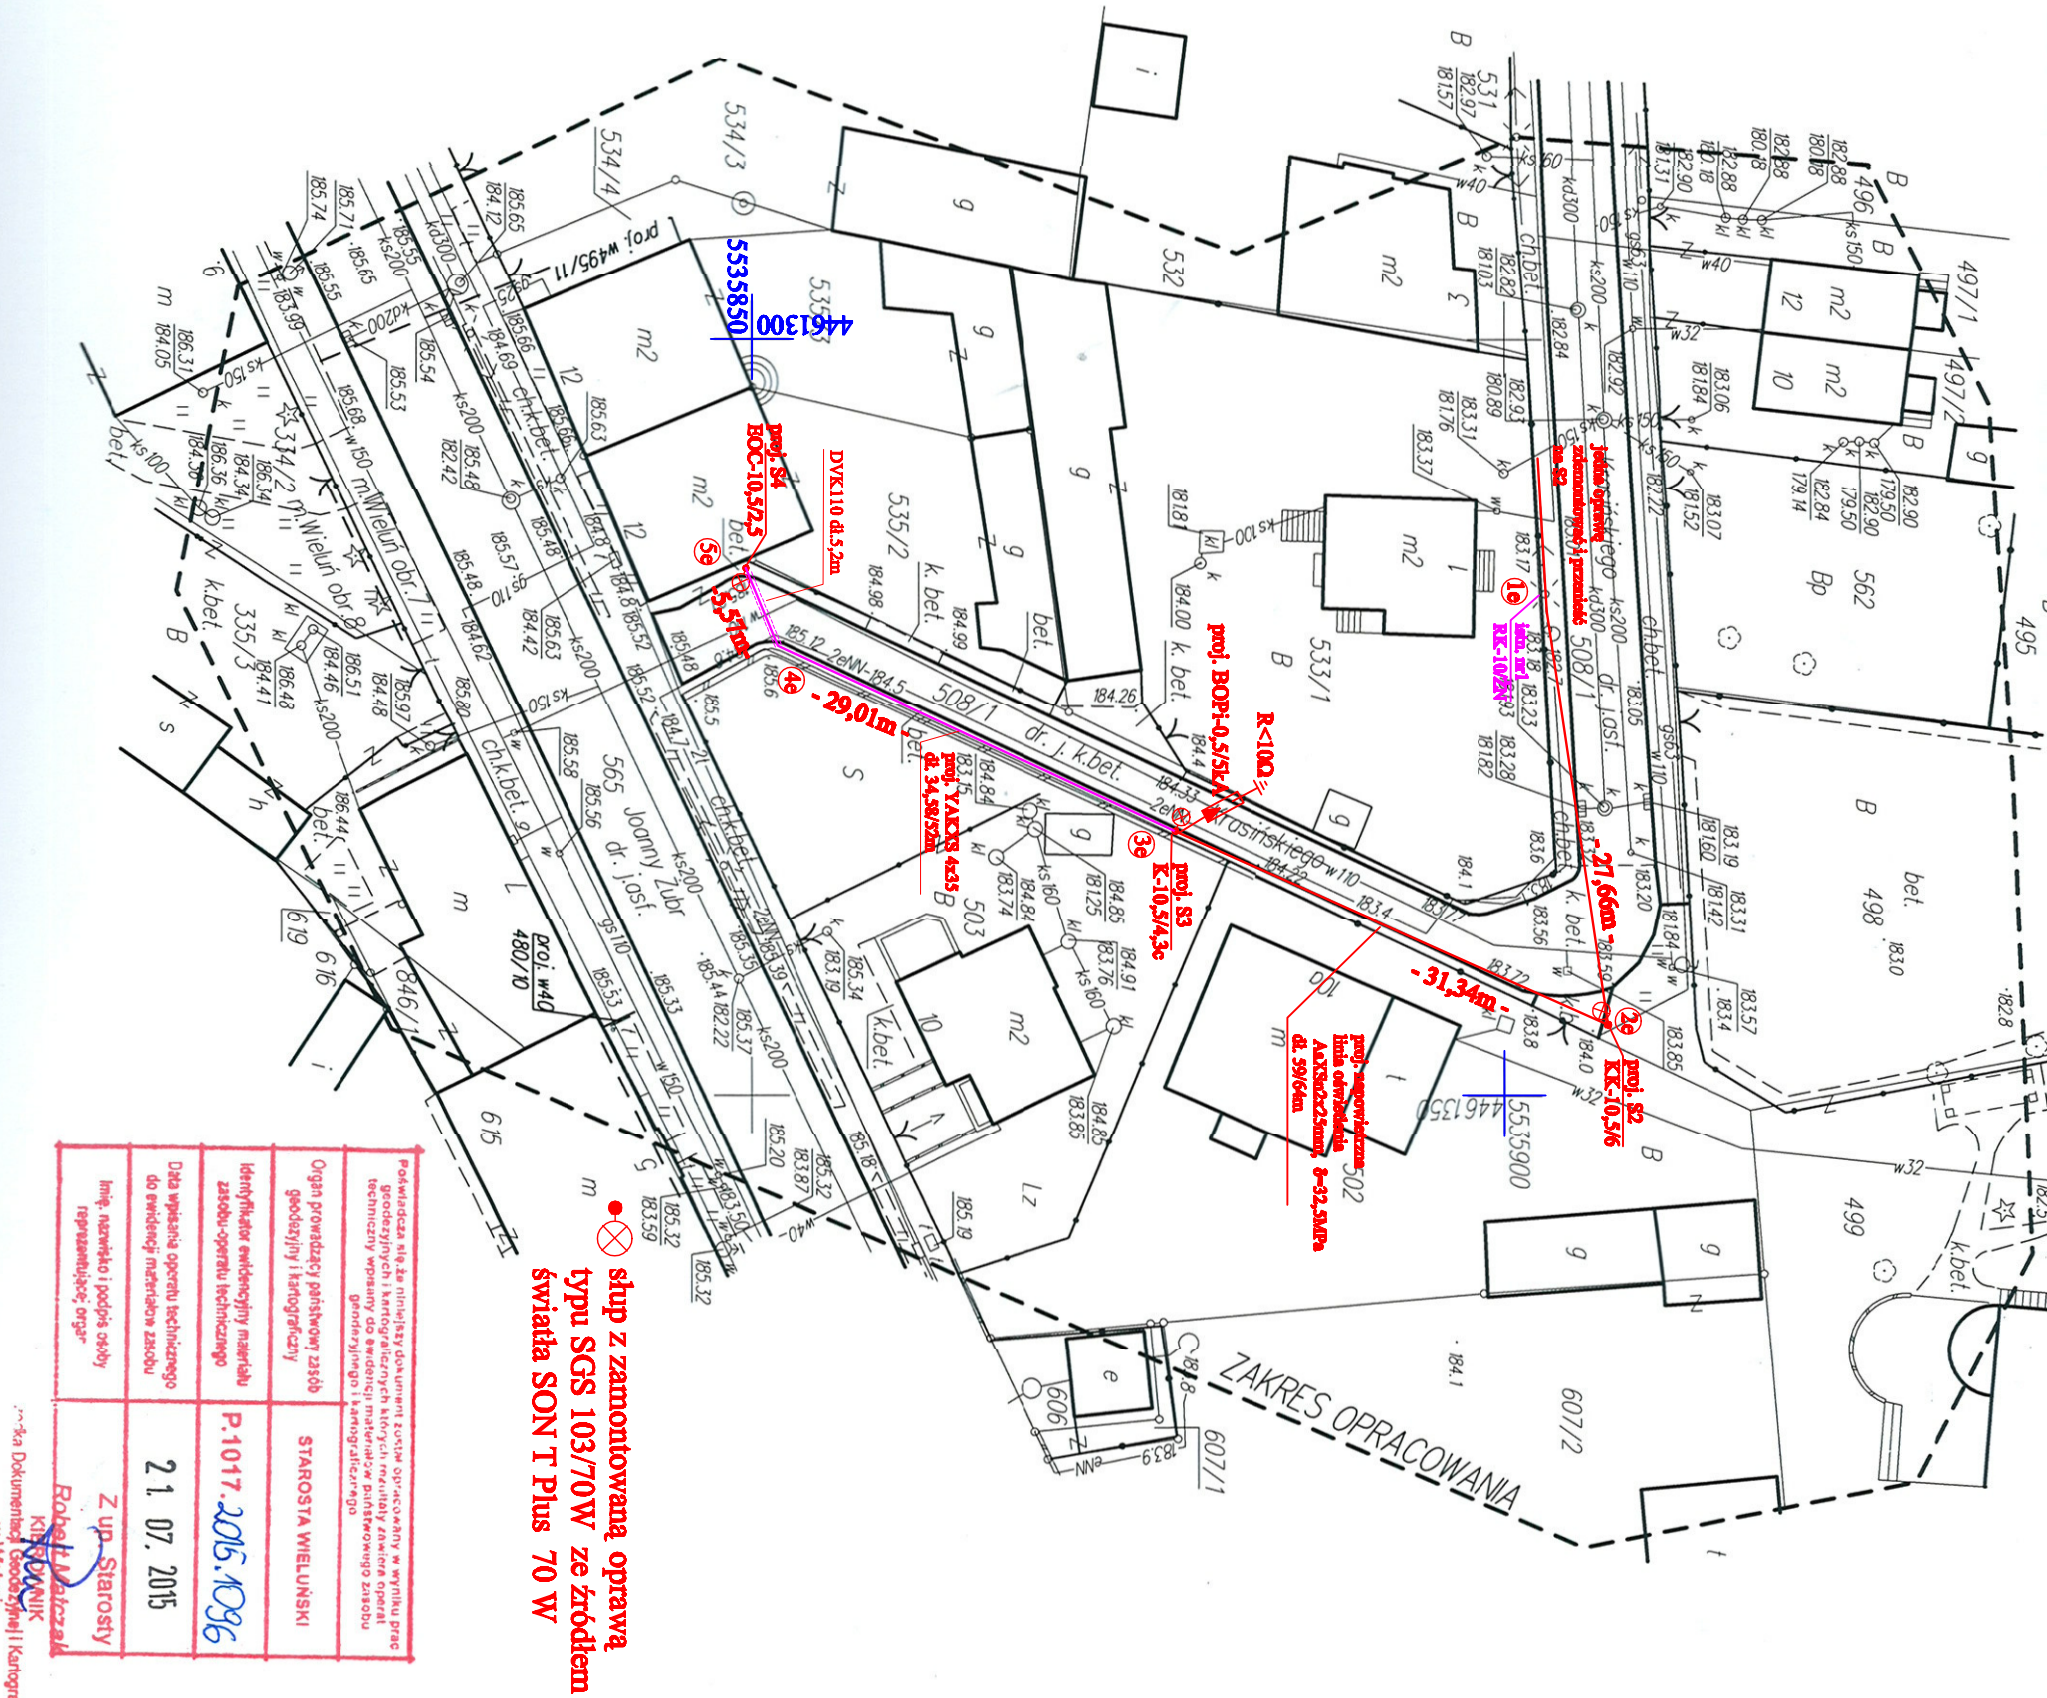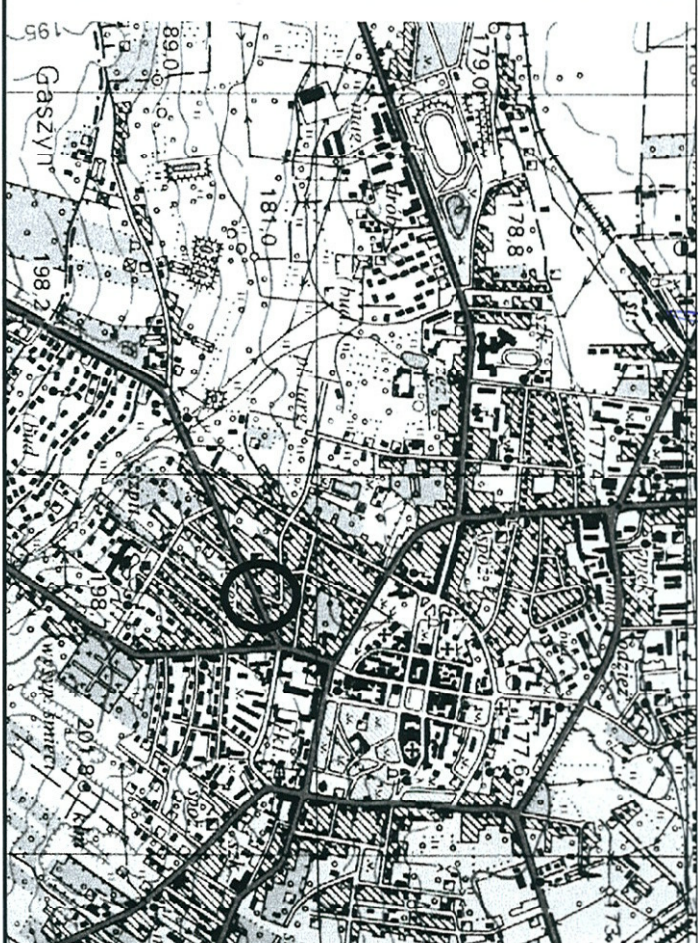

Pobrano z archiwum dokumentacji technicznej w celu opracowania w wyniku prac technicznych wnoszących do ewidencji mapowej zmianę opisaną w załączniku nr 1 do niniejszego projektu.	
Organ prowadzący katastralny zarząd geodezyjny i kartograficzny	STAROSTA WIELUŃSKI
Identyfikator ewidencyjny mapy	P.1017.2015.1096
Data wpisania operacji technicznej do ewidencji mapowej	21.07.2015
Imię, nazwisko i podpis osoby reprezentującej organ	Z up. Starosty Rachwał Mateusz

3a Dokumentacja techniczna i kartograficzna

współrzędne geodezyjne linii napowietrznej oświetleniowej

ozn.	X	Y	odl.(m)
1e	5535902,78	4461317,97	27,66
2e	5535906,85	4461345,33	31,34
3e	5535878,24	4461332,53	

współrzędne geodezyjne linii kablowej oświetleniowej

ozn.	X	Y	odl.(m)
3e	5535878,24	4461332,53	29,01
4e	5535851,70	4461320,31	5,57
5e	5535849,59	4461315,16	

PROJEKT ZAGOSPODAROWANIA TERENU

RYS. 1

Temat:		PB budowy linii oświetlenia ulicznego w Wieluniu ul. Krasieńskiego gm. Wieluń, obręb 7 miasto Wieluń nr ewid. dz. 508/1
Inwestor:		Gmina Wieluń Pl. Kazimierza Wielkiego 1, 98-300 Wieluń
Projektant:		inż. Jan Kaczmarek nr upr. 481/84 ul. Łódzka 103/70W
Data:		08.2015r.