




MIESZKANIE 1

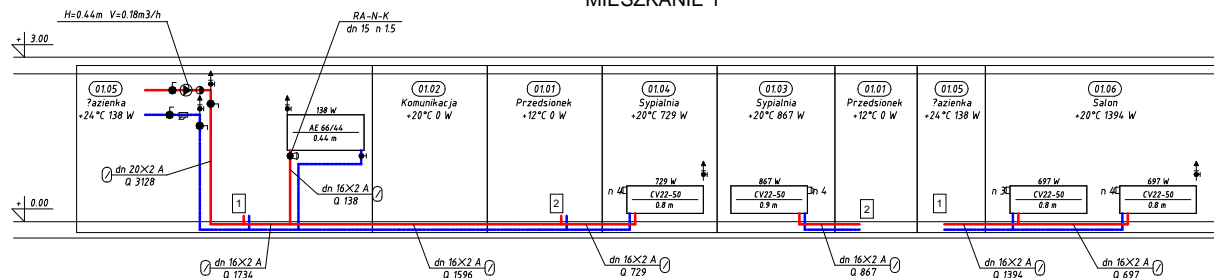


MIESZKANIE 2

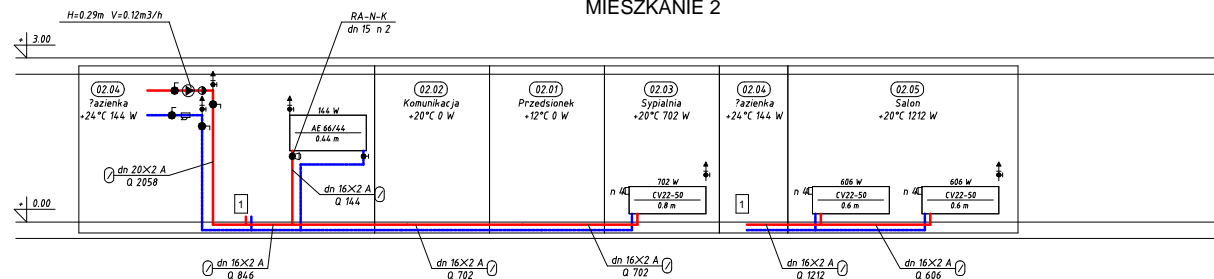

MIESZKANIE 3

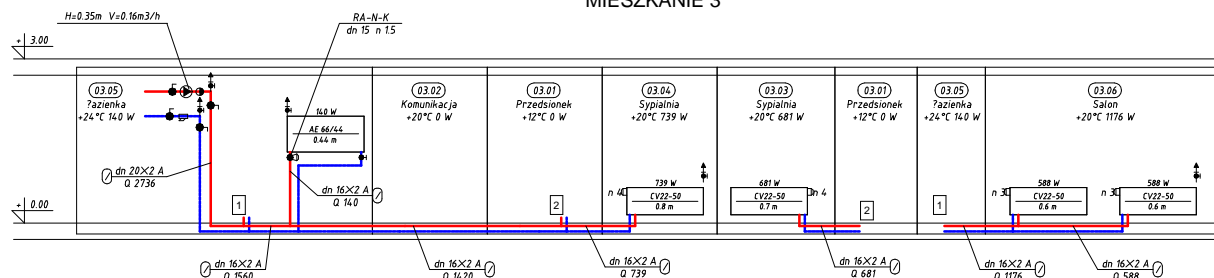

MIESZKANIE 4

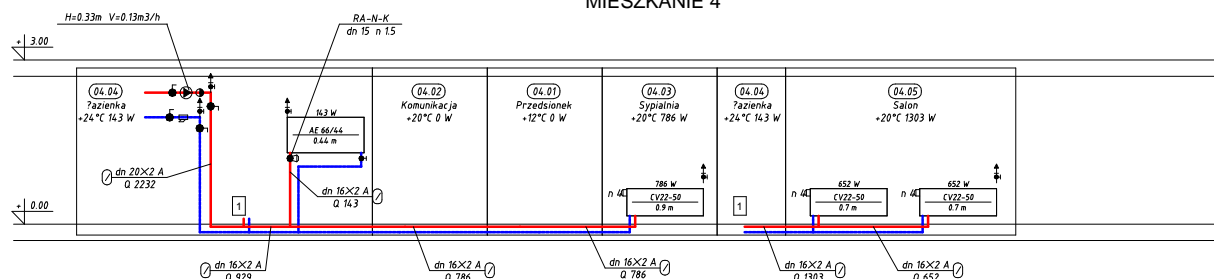

Stadium:	PROJEKT WYKONAWCZY		PRO-SANIT mgr inż. Roman Golański os. Stare Sady 30A/3 98 - 300 Wieluń NIP 832 189 23 02 tel. 510 314 854 e-mail pro.sanit@wp.pl
Branża:	SANITARNA		
Temat:	WEWN. INSTALACJA CO I WENTYLACJA		
Nazwa rys:	ROZWINIĘCIA INSTALACJI CO		
Obiekt:	Budowa trzech budynków mieszkalnych, wielorodzinnych wraz z infrastrukturą techniczną: oświetleniem zewnętrznym, wewnętrzną linią zasilającą elektroenergetyczną, wodociągową, kanalizacji sanitarnych i telekomunikacyjną - budynek nr 2		
Adres	Gaszyn, gm. Wieluń (dz. nr ewid. 664/1 ,664/2)		
Projektant	mgr inż. Roman Golański	OPL/0605/POOS/10	
Sprawdził			
Inwestor	Gmina Wieluń Pl. Kazimierza Wielkiego 1 98-300 Wieluń	SKALA 1:100	01.2016 S2/4