

MAPA DO CEŁÓW PROJEKTOWYCH
SKALA 1: 500

Arkusz nr 9

1. Układ współrzędnych "1965"
2. Poziom odniesienia Kronsztadt "60"
3. Mapę wykonano na podstawie mapy wektorowej i sekcji nr 131.421.021, 131.421.022.

Mapa aktualna jest na dzień 19-12-2015 r.
Mape uzgodniono w ZUDP
Granice działek są zgodne z ewidencją gruntów
W zakresie opracowania służebności gruntowych nie ujawniono.
Identyfikator: zgłoszenia: GNO/6640/1751/2015



województwo łódzkie
powiat wieluński
gmina Wieluń
obwód Jodłowiec - Mas
ID zgłoszenia GNO.664

Wykonawca mapy ART-GEO-MOTO
nie odpowiada za brak na mapie urządzeń
podziemnych nie zgłoszonych do inwentaryzacji
i nie wskazanych przez instytucje branżowe.

Lz

Mapa niniejsza jest tożsama z mapą zarejestrowaną przez PODGIK Starostwa Powiatowego w Wieluniu w dniu 06.07.2016 r. pod numerem P.1017.2016.1213

Za zgodność

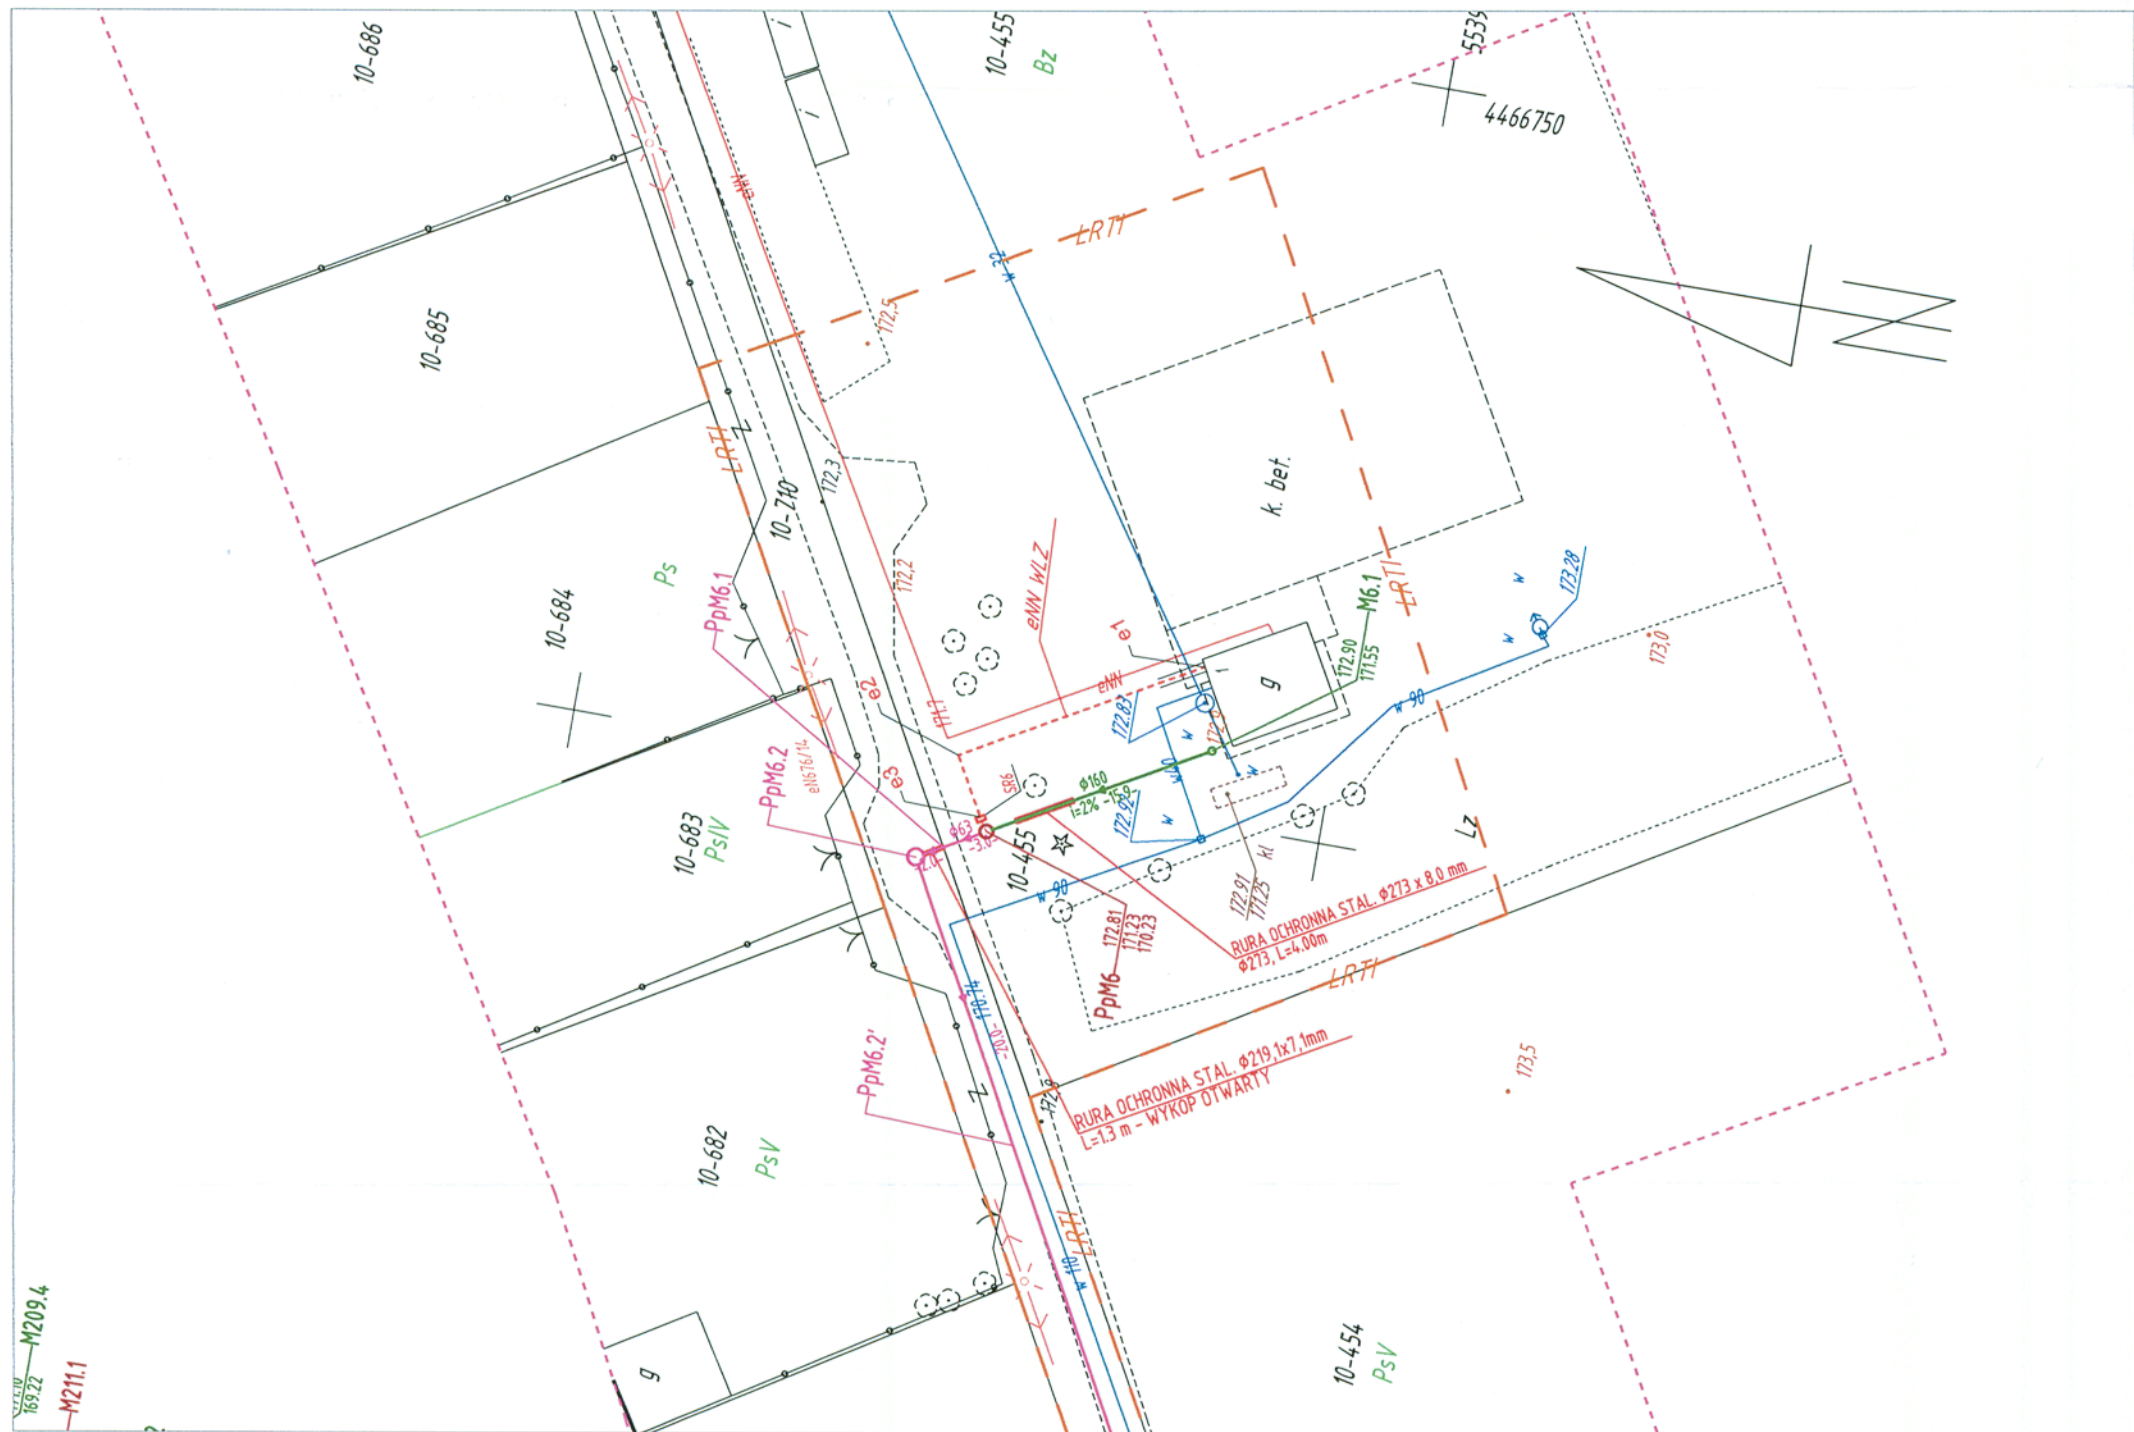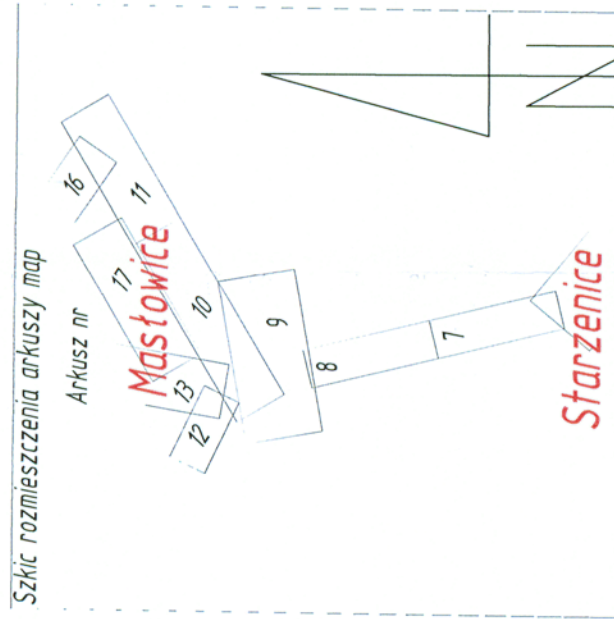

STAROSTA WIELUŃSKI

Dokumentacja nr. GND. 6630.

Była przedmiotem narady koordynacyjnej przeprowadzonej w siedzibie
Ośrodka Dokumentacji Geodezyjnej i Kartograficznej w Wilnie przy ul. A. Struga 1
w dniu: 2 3 MAR 2017

zebrania z interesowanymi podmiotami

23 MAR. 2017

mgr inż. Dominik Dajcz
npr. bud. do projektowania i kierowania
robotami w specjalnej instalacji w zakresie:
sieci instalacji urządzeń elektrycznych
elektroenergetycznych bez ograniczeń

STAROSTWO POWATOWE
w Wieluniu

11A

— PROJ. RUROCIĄG TŁOČNY K.S. - WG ODRĘB. OPRAW.
— PROJ. PRZYŁĄCZE NA TERENIE POSESJI WG ODRĘB. OPRAW.

NA ZGŁOSZENIE DO GESTORA SIECI

— 4,7% — LINIA ROZGRANICZAJĄCA TEREN INWESTYCJI

Pp **PROJ. PRZYDOMOWA PRZEPOMPOWNIĄ ŚCIEKÓW - WG ODREB. OPRAC.**

PROJ. KABEL ZALICZNIKOWY (WLZ) YKYzo 3x6mm²

PROJ. KABEL DOSTARCZONY Z PRZEPOMPOWNIĄ/TŁOCZNIA.

WG ODRĘB. OPRAC.
PROJ. ZŁĄCZE KABLOWE eNN

(WG PROJEKTU PGE DYSTRYBUCJA ŁÓDŹ TEREN RE BEŁCHATÓW)

SR6 □ PROJ. ROZDZIELNIA ZASILAJĄCO-STERUJĄCA PRZEPOMPOWNI

① PROJ. RURA OSŁONOWA DWUDZIELNA DVK 50

INWESTOR	Gmina Wieluń Plac Kazimierza Wielkiego 1 98-300 Wieluń	GENERALNY PROJEKTANT ZISPINI H. i D. GĘDEK s.c. ul. Słowackiego 9; 97-300 Piotrków Tryb. tel.: (044) 647 39 70 e-mail: zispini@interia.pl
NAZWA ZADANIA	OPRACOWANIE KOMPLEKSOWEJ DOKUMENTACJI PROJEKTOWEJ NA BUDOWĘ KANALIZACJI SANITARNEJ DLA WSI WE WSCHODNIEJ CZĘŚCI GMINY WIELUŃ - ZADANIE NR I - W MSC.: MASŁOWICE, STARZENICE	
TYTUŁ OPRAWIANIA	BUDOWA WEWNĘTRZNEJ LINII ZASILAJĄCEJ PRZEPOMPOWNI ŚCIEKÓW W MSC. STARZENICE MASŁOWICIE GMINA WIELUŃ	
IMIĘ I NAZWISKO	NR UPRAWNIEN	PODPIS:
PROJEKTANT:	mgr inż. Dominik Dojcz	LOG/08/30/PmWG/07
FAZA	PROJEKT BUDOWLANO - WYKONAWCZY	
TYTUŁ RYSUNKU	PROJEKT ZAGOSPODAROWANIA TERENU	
PODTYTUŁ RYSUNKU	MASŁOWICE GM. WIELUŃ - POMP. PmM6	
SKALA	1:500	DATA
		2017.03
PZT-IE-6		RENWIZA
		00