

MAPA DO CELÓW PROJEKTOWYCH
SKALA 1: 500

Arkusz nr 5


1 Układ współrzędnych "1965"
2 Poziom odniesienia Kronsztadt "60"
3 Mapa wykonana na podstawie mapy wektorowej i sekcji nr 131421072, 131421074, 131421083

Mapa aktualna jest na dzień 19-12-2015 r.
Mapa uzgodniona w ZUP
Granice działek są zgodne z ewidencją gruntów
W zakresie opracowania służebności gruntowych nie ujawniono
Identyfikator zgłoszenia: GND.6640.1757.2015

województwo łódzkie
powiat wieluński
gmina Wieluń
dąbki Starzenie
ID zgłoszenia GND.6640.1757.2015

Wykonawca mapy ART-GEO-MOTO
nie odpowiada za brak na mapie urządzeń
podziemnych nie zgłoszonych do inwentaryzacji
i nie wskazanych przez instytucje branżowe.

Lz oznaczenie użytku gruntowego nie ujawnionego
w bazie ewidencji gruntów i budynków

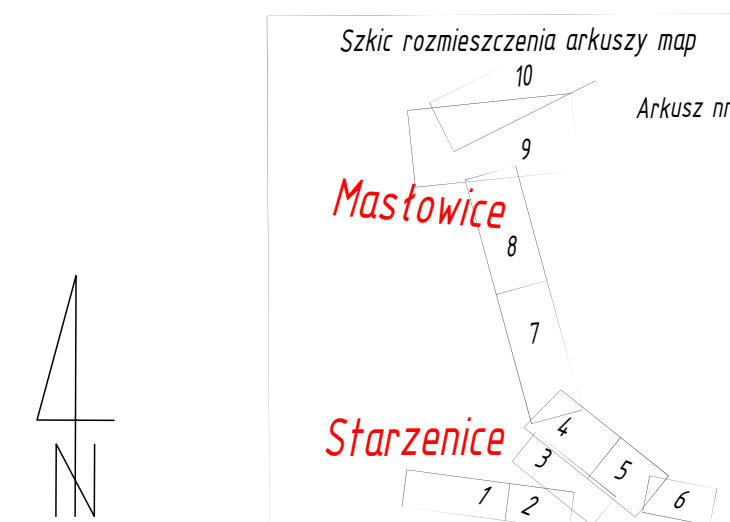

Mapa niniejsza jest tożsama z mapą zarejestrowaną przez PODGIK Starostwa Powiatowego w Wieluniu
w dniu 06.07.2016 r. pod numerem P.1017.2016.1213

Za zgodność

Ogólna informacja o projekcie	
Ogólna informacja o projekcie	STANOWISKO WIELUŃSKI
Ogólna informacja o projekcie	P.1017.2016.1113
Ogólna informacja o projekcie	06.07.2016
Ogólna informacja o projekcie	Z upr. Starosty
Ogólna informacja o projekcie	Starosta Wieluński

GEODEZYJNO-PROJEKTOWY
Paweł Górecki
ul. Słowackiego 5
52-100 Wrocław
tel. 71 351 11 11

ART-GEO-MOTO
Tomasz Górecki
ul. Słowackiego 5
52-100 Wrocław
tel. 71 351 11 11

STAROSTA WIELUŃSKI	
Dokumentacja nr: GND. 6630	
Była przedmiotem narady koordynacyjnej przeprowadzonej w siedzibie	
Dzielnicy Dokumentacji (Geodezji i Kartografii) w Wieluniu przy ul. A. Struga 1	
w dniu: 23 MAR. 2017	
w formie:	
zebranie zainteresowanych podmiotów	
na podstawie formularza zgłoszenia	
Wieluń dn. 23 MAR. 2017	
Z upr. Starosty	
Starosta Wieluński	

- OZNACZENIA:
- PROJ. SIĘĆ K.S. GRAWITACYJNA
 - PROJ. RUROCIĄG TŁOCZNY K.S.
 - PROJ. PRZYŁĄCZE NA TERENIE POSESI WŁ. ODREB. POSTĘPOWANIA, NA ZGŁOSZENIE DO GESTORA SIECI
 - PROJ. PRZEPOMPOWNIA/TŁOCZNA ŚCIEKÓW
 - PROJ. KABEL eNN - WLZ - WG ODREB. OPRAC.
 - PROJ. KABEL DOSTARCZONY Z PRZEPOMPOWNIA/TŁOCZNIĄ
 - PROJ. ZŁĄCZE KABLOWE eNN (WG PROJEKTU PGE DYSTRYBUCJA ŁÓDŹ TEREN RE BELCHATÓW)
 - PROJ. ZŁĄCZE KABLOWE (WG PROJEKTU PGE DYSTRYBUCJA ŁÓDŹ TEREN RE BELCHATÓW)
 - PROJ. ROZDZIELNIA ZASILAJĄCO-STERUJĄCA PRZEPOMPOWNIA/TŁOCZNI - WG ODREB. OPRAC.

INWESTOR		WYKONAWCA	
Gmina Wieluń Plac Kazimierza Wielkiego 1 98-300 Wieluń		ZISPINI H. i D. GEDEK s.c. ul. Słowackiego 5, 97-300 Piotrków Tryb. tel.: (044) 647 79 79 e-mail: zispini@interia.pl	
NADZORCA			
OPRACOWANIE KOMPLEKSOWEJ DOKUMENTACJI PROJEKTOWEJ NA BUDOWĘ KANALIZACJI SANITARNEJ DLA WSI WE WSCHODNIEJ CZĘŚCI GMINY WIELUŃ - ZADANIE NR I - W MSC.: MASŁOWICE, STARZENICE			
TYTUŁ OPRACOWANIA			
BUDOWA SIECI KANALIZACJI SANITARNEJ Z PRZYŁĄCZAMI WRAZ Z PRZEPOMPOWNIAMI W MIEJSCOWOŚCIACH: MASŁOWICE, STARZENICE, GMINA WIELUŃ			
MIEJ. NAZWI		MIEJ. UPRAWNIEN	
nazwisko, imię, nazwisko		nazwisko, imię, nazwisko	
PROJEKTANT		PROJEKTANT	
nazwisko, imię, nazwisko		nazwisko, imię, nazwisko	
ASISTENT PROJEKTANT		ASISTENT PROJEKTANT	
nazwisko, imię, nazwisko		nazwisko, imię, nazwisko	
PRZEWIDUJĄCY		PRZEWIDUJĄCY	
nazwisko, imię, nazwisko		nazwisko, imię, nazwisko	
DATA		DATA	
2017.03		2017.03	
SKALA		SKALA	
1:500		1:500	
DATA		DATA	
2017.03		2017.03	
Tytuł projektu		Tytuł projektu	
PROJEKT WYKONAWCZY		PROJEKT WYKONAWCZY	
PROJEKT ZAGOSPODAROWANIA TERENU		PROJEKT ZAGOSPODAROWANIA TERENU	
STARZENICE GM. WIELUŃ		STARZENICE GM. WIELUŃ	
PZT-IS-5		PZT-IS-5	
00		00	