

Arkusz nr 6

- 1.Uk?ad wsp?rzednych "1965"  
2.Poziom odniesienia Kronsztadt "60"  
3.Mapê wykonano na podstawie mapy wektorowej  
i sekcji nr 131.421.093, 131.421.094.

województwo łódzkie  
powiat wieluński  
gmina Wieluń  
obręb Sieniec  
ID zgłoszenia GNO.6640.1757.2015

Mapa aktualna jest na dzień 19-12-2015 r.  
Mapę uzgodniono w ZUDP  
Granice działek są zgodne z ewidencją gruntów  
W zakresie opracowania słuźebności gruntowych nie ujawniono.  
Identyfikator zgłoszenia: GNO.6640.1757.2015

Szkic rozmieszczenia arkuszy map

Arkusz nr

Wykonawca mapy ART-GEO-MOTO  
nie odpowiada za brak na mapie urz?dzeñ  
podziemnych nie zg?oszonych do inwentaryzacji  
i nie wskazanych przez instytucje branżowe.

Lz	oznaczenie użytku gruntowego nie ujawnionego w bazie ewidencji gruntów i budynków
----	---

mgr inż. Dominik Dajcz  
upr. bud. do projektowania i kierowania  
robotami w specjalności instalacyjnej w zakresie:  
sieci instalacji i urządzeń elektrycznych i  
elektrotechnicznych bez przekroczenia  
Nr ewid. ŁÓD/0670/PA/2007

Mapa niniejsza jest tożsama z mapą zarejestrowaną przez PODGIK Starostwa Powiatowego w Wieluniu w dniu 06.07.2016 r. pod numerem P.1017.2016.1213


<p><b>Poświadczenie</b> o nie zawieraniu dokumentu został opracowany w wyniku prac geodezyjnych i kartograficznych, których rezultaty zawierał operat techniczny wg. <u>regulaminu</u> <u>dotyczącego</u> <u>mapowania</u> <u>państwowego</u> <u>zawodu</u> <u>geodetycznego</u> i <u>kartograficznego</u>.</p>	
Organ prowadzący, parafować zasob geodezyjny i kartograficzny	STAROSTA WIELUŃSKI
Identyfikacja w dziale technicznego zasobu docelowego	P.1017.2016.1213
Data wpisania do operatu technicznego do ewidencji materialnego zasobu	06.07.2016
Imię nazwisko podopiecznego reprezentującego region	Z up. Starosty

**ART-GEO-MOTO**  
*Tomasz Kozłowski*  
97-300 Piotrków Trybunalski  
ul. Bugajska 13/31, tel./fax 44 645 97 57  
NIP 771-106-23-41 REGON 590016372  
tel. kom. 513-176-475







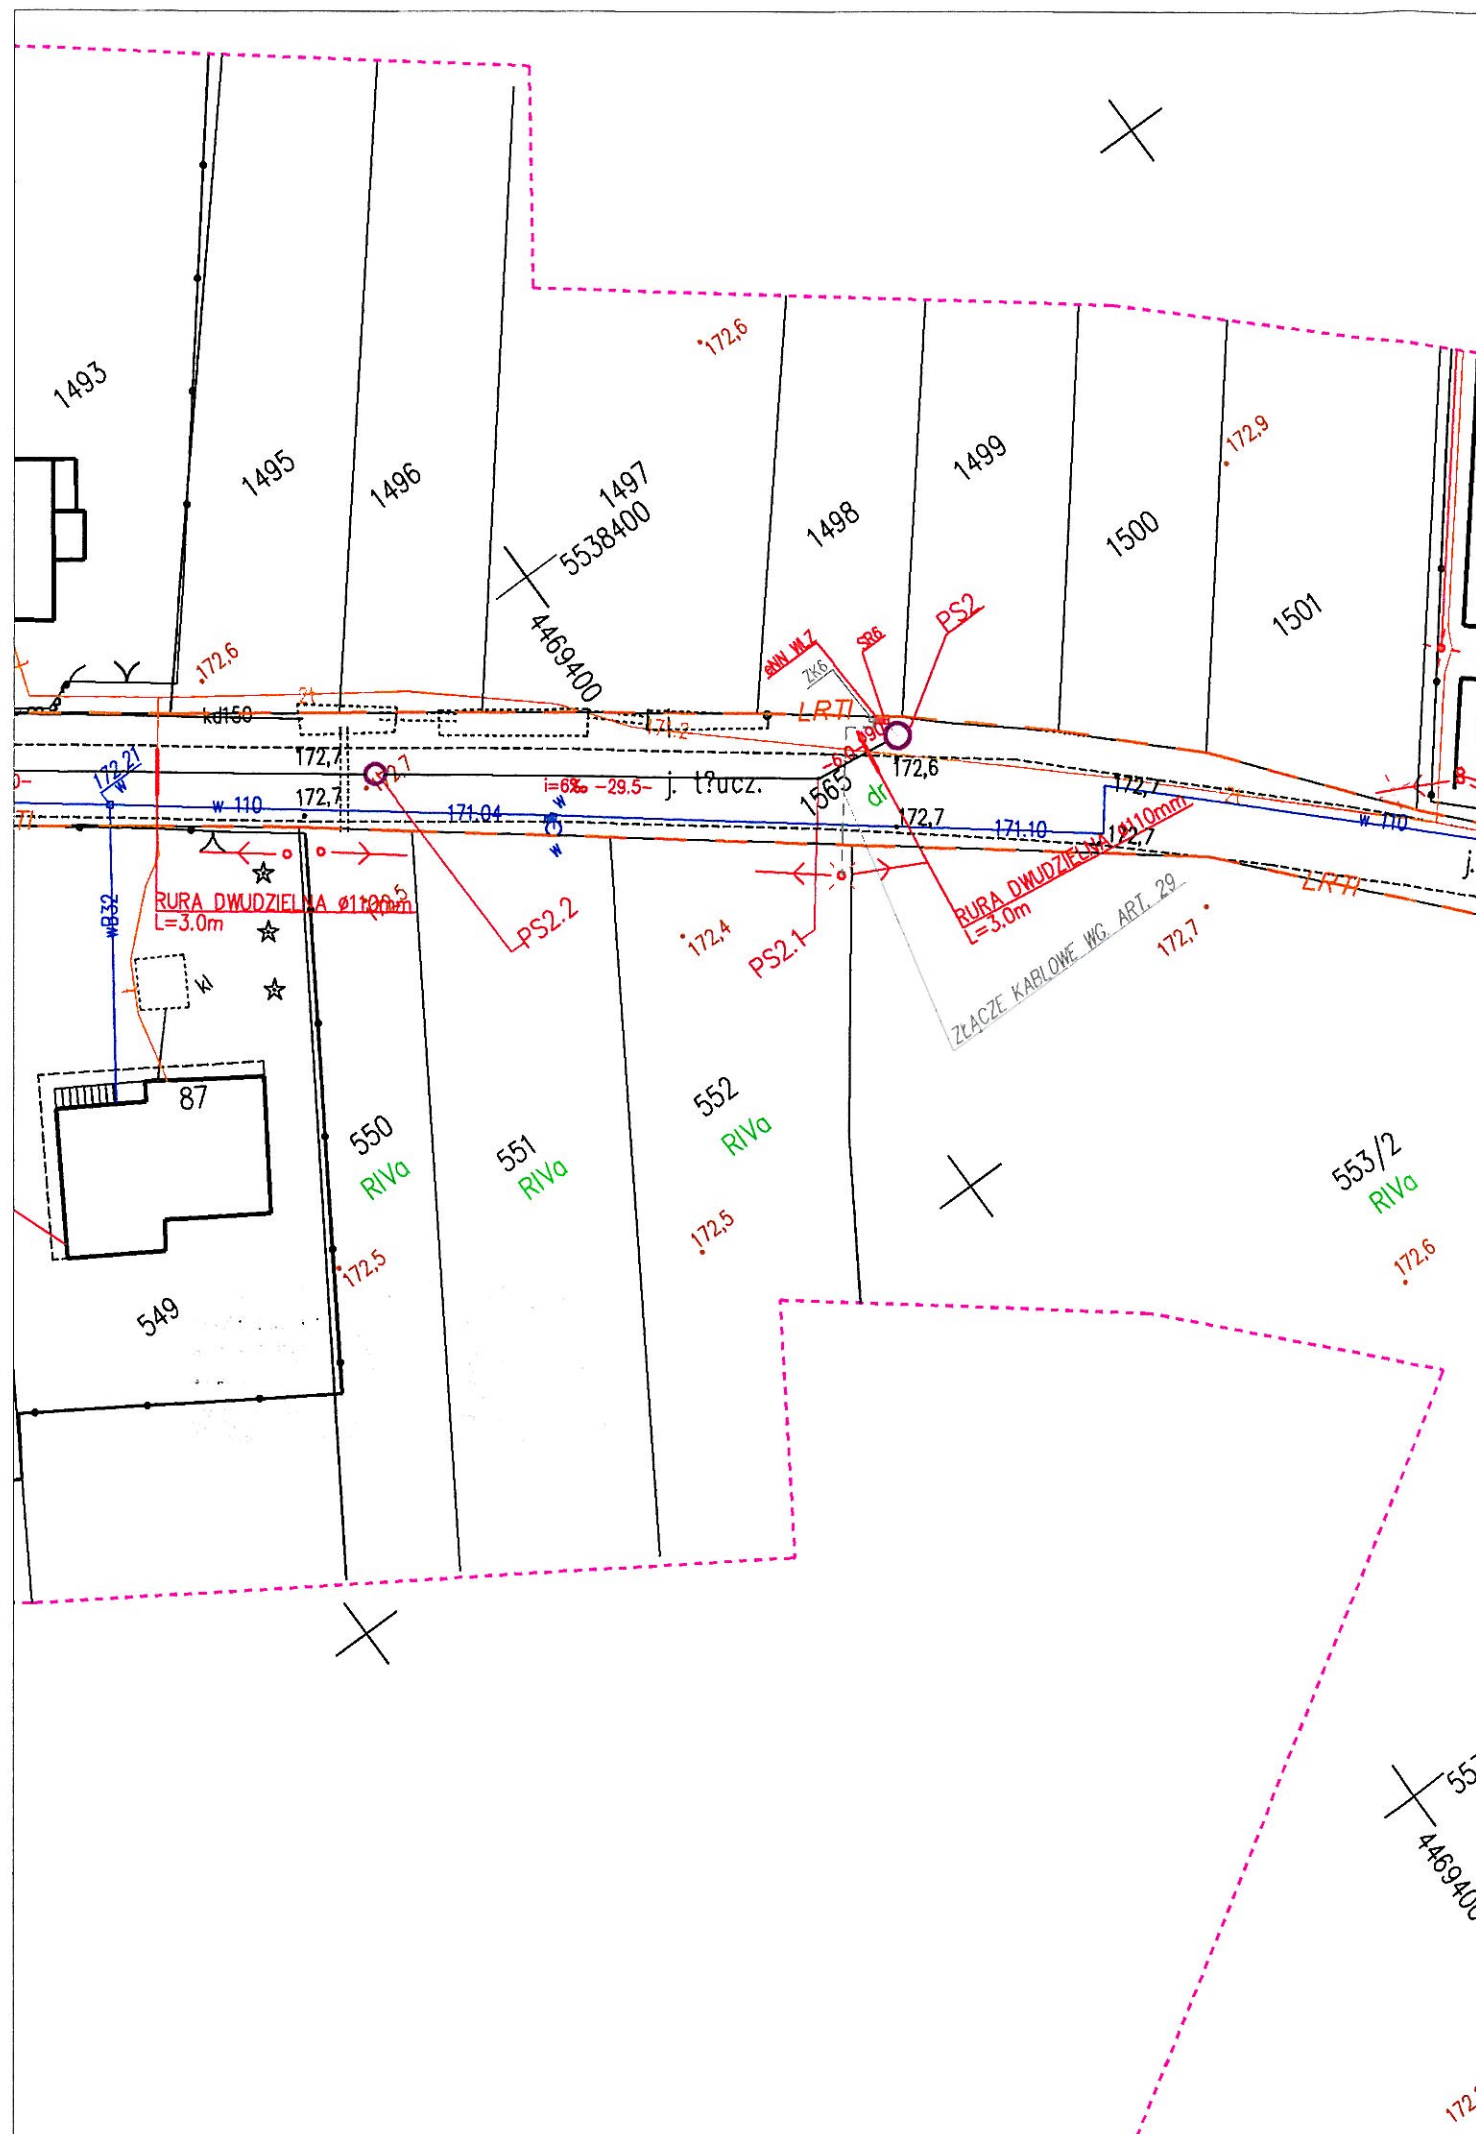



GEODETA I PRACOWNIY

~~Pałeczka Włocławek~~  
~~Świadectwo GGH NR 18055~~

Robert Małczak  
KIEROWNIK  
Ośrodka Dokumentacji Geodezyjnej i Kartograficznej  
w Wiczinju



OZNACZENIA:

-  PROJ. SIEĆ K.S. GRAWITACYJNA - WG. ODREB. OPRACOWANIA  
 PROJ. RUROCIĄG TŁO CZNY K.S. - WG. ODREB. OPRACOWANIA  
 PROJ. PRZYŁĄCZE NA TERENIE POSESI WG ODREB. POSTĘPOWANIA  
 NIE OBJĘTE ZAKRESEM INWESTYCJI  
 PROJ. KABEL ZALICZNIKOWY YKYżo 4x10mm<sup>2</sup>  
 KABEL DOSTARCZONY Z PRZEPOMPOWNI/TŁO CZNIAŁ - WG. ODREB. OPRACOWANIA  
 PROJ. PRZYŁĄCZE ENN - WG. OPRAC. PGE DYSTRYBUCJA ŁÓDŹ-TEREN - RE BEŁCHATÓW  
 LINIA ROZGRANICZAJĄCA TEREN INWESTYCJI  
 **ZK6- PROJ. ZŁĄCZE KABLOWE ZKP-1/1P(WG. PROJEKTU PGE DYSTRYBUCJA  
 ŁÓDŹ-TEREN - RE BEŁCHATÓW.)**  
 **SR6- PROJ. ROZDZIELNIA rozdzielnia ZASILAJĄCO-STERUJĄCA PRZEPOMPOWNI/TŁO CZNI**  
 PROJ. PRZEPOMPOWNI/TŁO CZNIA ŚCIEKÓW - WG ODREB. OPRAC.

INWESTOR <b>Gmina Wieluń</b> <b>Plac Kazimierza Wielkiego 1</b> <b>98-300 Wieluń</b>		GENERALNY PROJEKTANT <b>ZISPINI H. i D. GĘDEK s.c.</b> ul. Słowackiego 9; 97-300 Piotrków Tryb. tel.: (044) 647 39 70 e-mail: zispini@interia.pl	
TYTUŁ: OPRACOWANIA <b>OPRACOWANIE KOMPLEKSOWEJ DOKUMENTACJI PROJEKTOWEJ NA BUDOWĘ KANALIZACJI SANITARNEJ DLA WSI WE WSCHODNIEJ CZĘŚCI GMINY WIELUŃ - ZADANIE NR II - W MSC.: JODŁOWIEC, SIENIEC</b>			
NAZWA ZADANIA <b>BUDOWA WEWNĘTRZNEJ LINII ZASILAJĄCEJ PRZEPOMPOWNI ŚCIEKÓW W MSC. JODŁOWIEC, SIENIEC GMINA WIELUŃ</b>			
IMIĘ I NAZWISKO		NR UPRAWNIEN	PODPIS:
PROJEKTANT: mgr inż. Dominik Dojcz		L00/0670/PWOC/07	
ASYSTENT PROJ.:			
SPRAWDZAJĄCY:			
FAZA <b>PROJEKT BUDOWLANO - WYKONAWCZY</b>		OZNACZENIE FAZY PB-W	
TYTUŁ RYSUNKU <b>PROJEKT ZAGOSPODAROWANIA TERENU</b>		OZNACZENIE BRANŻY OGÓLNE <b>ELEKTRYCZNA</b>	
PODTYTUŁ RYSUNKU <b>SIENIEC GM. WIELUŃ - POMP. PS2</b>		OZNACZENIE RYSUNKU SZCZEGÓŁOWE <b>6</b>	
SKALA 1:500 DATA 2017.03	NR RYSUNKU <b>PZT-IE-6</b>		REWIZJA <b>00</b>

Załącznik do broszury / decyzji nr 1011P  
z dnia 10.01.18  
L. Dz. IR-11.7840.269 2017.JN