

RYS. NR: E4	DATA: 08.2016	SKALA: 1:500
PROJEKTANT: mgr inż. Damian Ślupski, upr. LDD/1393/PWDE/10		
INWESTOR: Gmina Wielun pl. Księża Wlk 1 98-300 Wielun		
TYTUŁ RYS.: Rów kablowy przekrój		
ADRES BUDOWY: Wielun, obręb 2 (dz. nr ewid. 1, 28, 60/2, 60/8, 60/5, 4/1, 5/1, 5/4, 32/3)		
TEMAT: Budowa drogi wewnętrznej wraz z przebudową drogi powiatowej – ul. Jagiello, przebudowę drogi gminnej – ul. Długosza oraz budowę rzędu z ul. Długosza i ul. Jagiello, kanalizacji deszczowej, oświetleniem ulicznym oraz sieciami kanalizacyjnymi i wodociągowej w ramach inwestycji pn. "Uzbrojenie terenów przemysłowych na osiedlu Olszowiec w Wieluniu"		


Piasek

Grunt rodzimy

Płaskownik Fe/Zn 25x4mm

Kabel

Folia niebieska

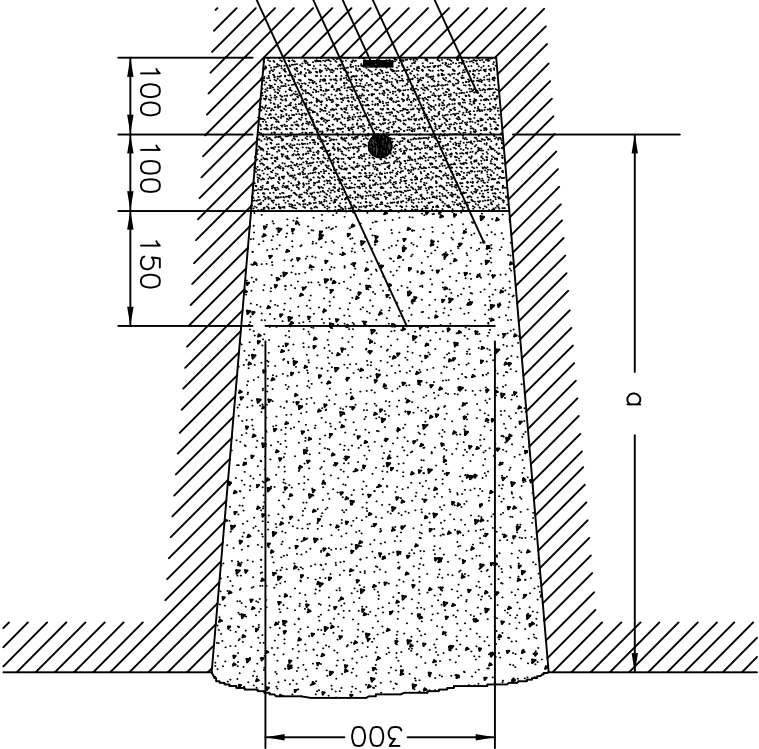

$d = 70\text{cm}$