

WAGA: nie wyklucza się istnienia w terenie innych przewodów, o których brak informacji wynika z słaści historycznych lub niedopełnienia przepisów zgłoszenia do inwentaryzacji Istawa Prawo Geodezyjne i Kartograficzne z 1990 r. (Dz. U. z 2020 r. poz. 2052) w WIELUNIU, BRZAK OBIEKTÓW PROJEKTOWYCH

Narada koordynacyjna w Wieluniu, dn. 27. 07. 2021 ul. A Struga 1 tel. 43 843 39 98-300 Wieluń

MAPA 1:500 DO CELÓW PROJEKTOWYCH

naczenie kancelaryjne zgłoszenia pracy geodezyjnej	GNO.6630.370.2021
opisowość	Wieluń, ul. Tulipanowa
metry dzialek ewidencyjnych	22/8, 22/13
wpb ewidencyjny	101700.4.0016
drożność ewidencyjna	101700.4
koja	1:500 6.151.25.25.3.3
owa układu współrzędnych	Prostokątnych płaskich
Wysokości	2000/6
naczenie granic obszaru, który był przedmiotem aktualizacji	Krawędź 60
naczenie o skutkach gruntowych mających wpływ na	
darowanie gruntów, zaktualizowanych w granicach projektowanej inwestycji	
naczenie i symbol konturu użytku gruntowego, który nie jest objęty	
bazie danych ewidencji gruntów i budynków	
an aktualny na dzień	01.07.2021r.
to sporządzenia mapy	01.07.2021r.
py sporządził	Barłomiej Kaczmarek
mer księgi robót	ks. nr 111/2021
swomik roboty	mgr inż. Ireneusz Kruk
ma	GEO-POWIAT s.c.
38-300 Wieluń, ul. Kilińskiego 23	
tel./fax 43 843 43 70	
NIP 6322067788	

mgr inż. Ireneusz Kruk

GEODETA UPRAWNIONY nr upr. 8991

Szkic lokalizacji roboty Skala 1:15000

Powinno być: niniejszy dokument został opracowany w wyniku prac, których rezultaty zawiera operat techniczny w całości do ewidencji materiałów państwowego zasobu geodezyjnego i kartograficznego.

Nazwa organu prowadzącego państwowy zasób geodezyjny i kartograficzny: STAROSTA WIELUŃSKI


identyfikator ewidencyjny operatu technicznego: P-1017 2021.1322

Data przyjęcia operatu technicznego do zasobu: 27. LIP. 2021

Imię, nazwisko i podpis osoby reprezentującej organ: Z up. Starosty Robert Kaczmarek

mgr inż. Ireneusz Kruk

mgr inż. Ireneusz Kruk

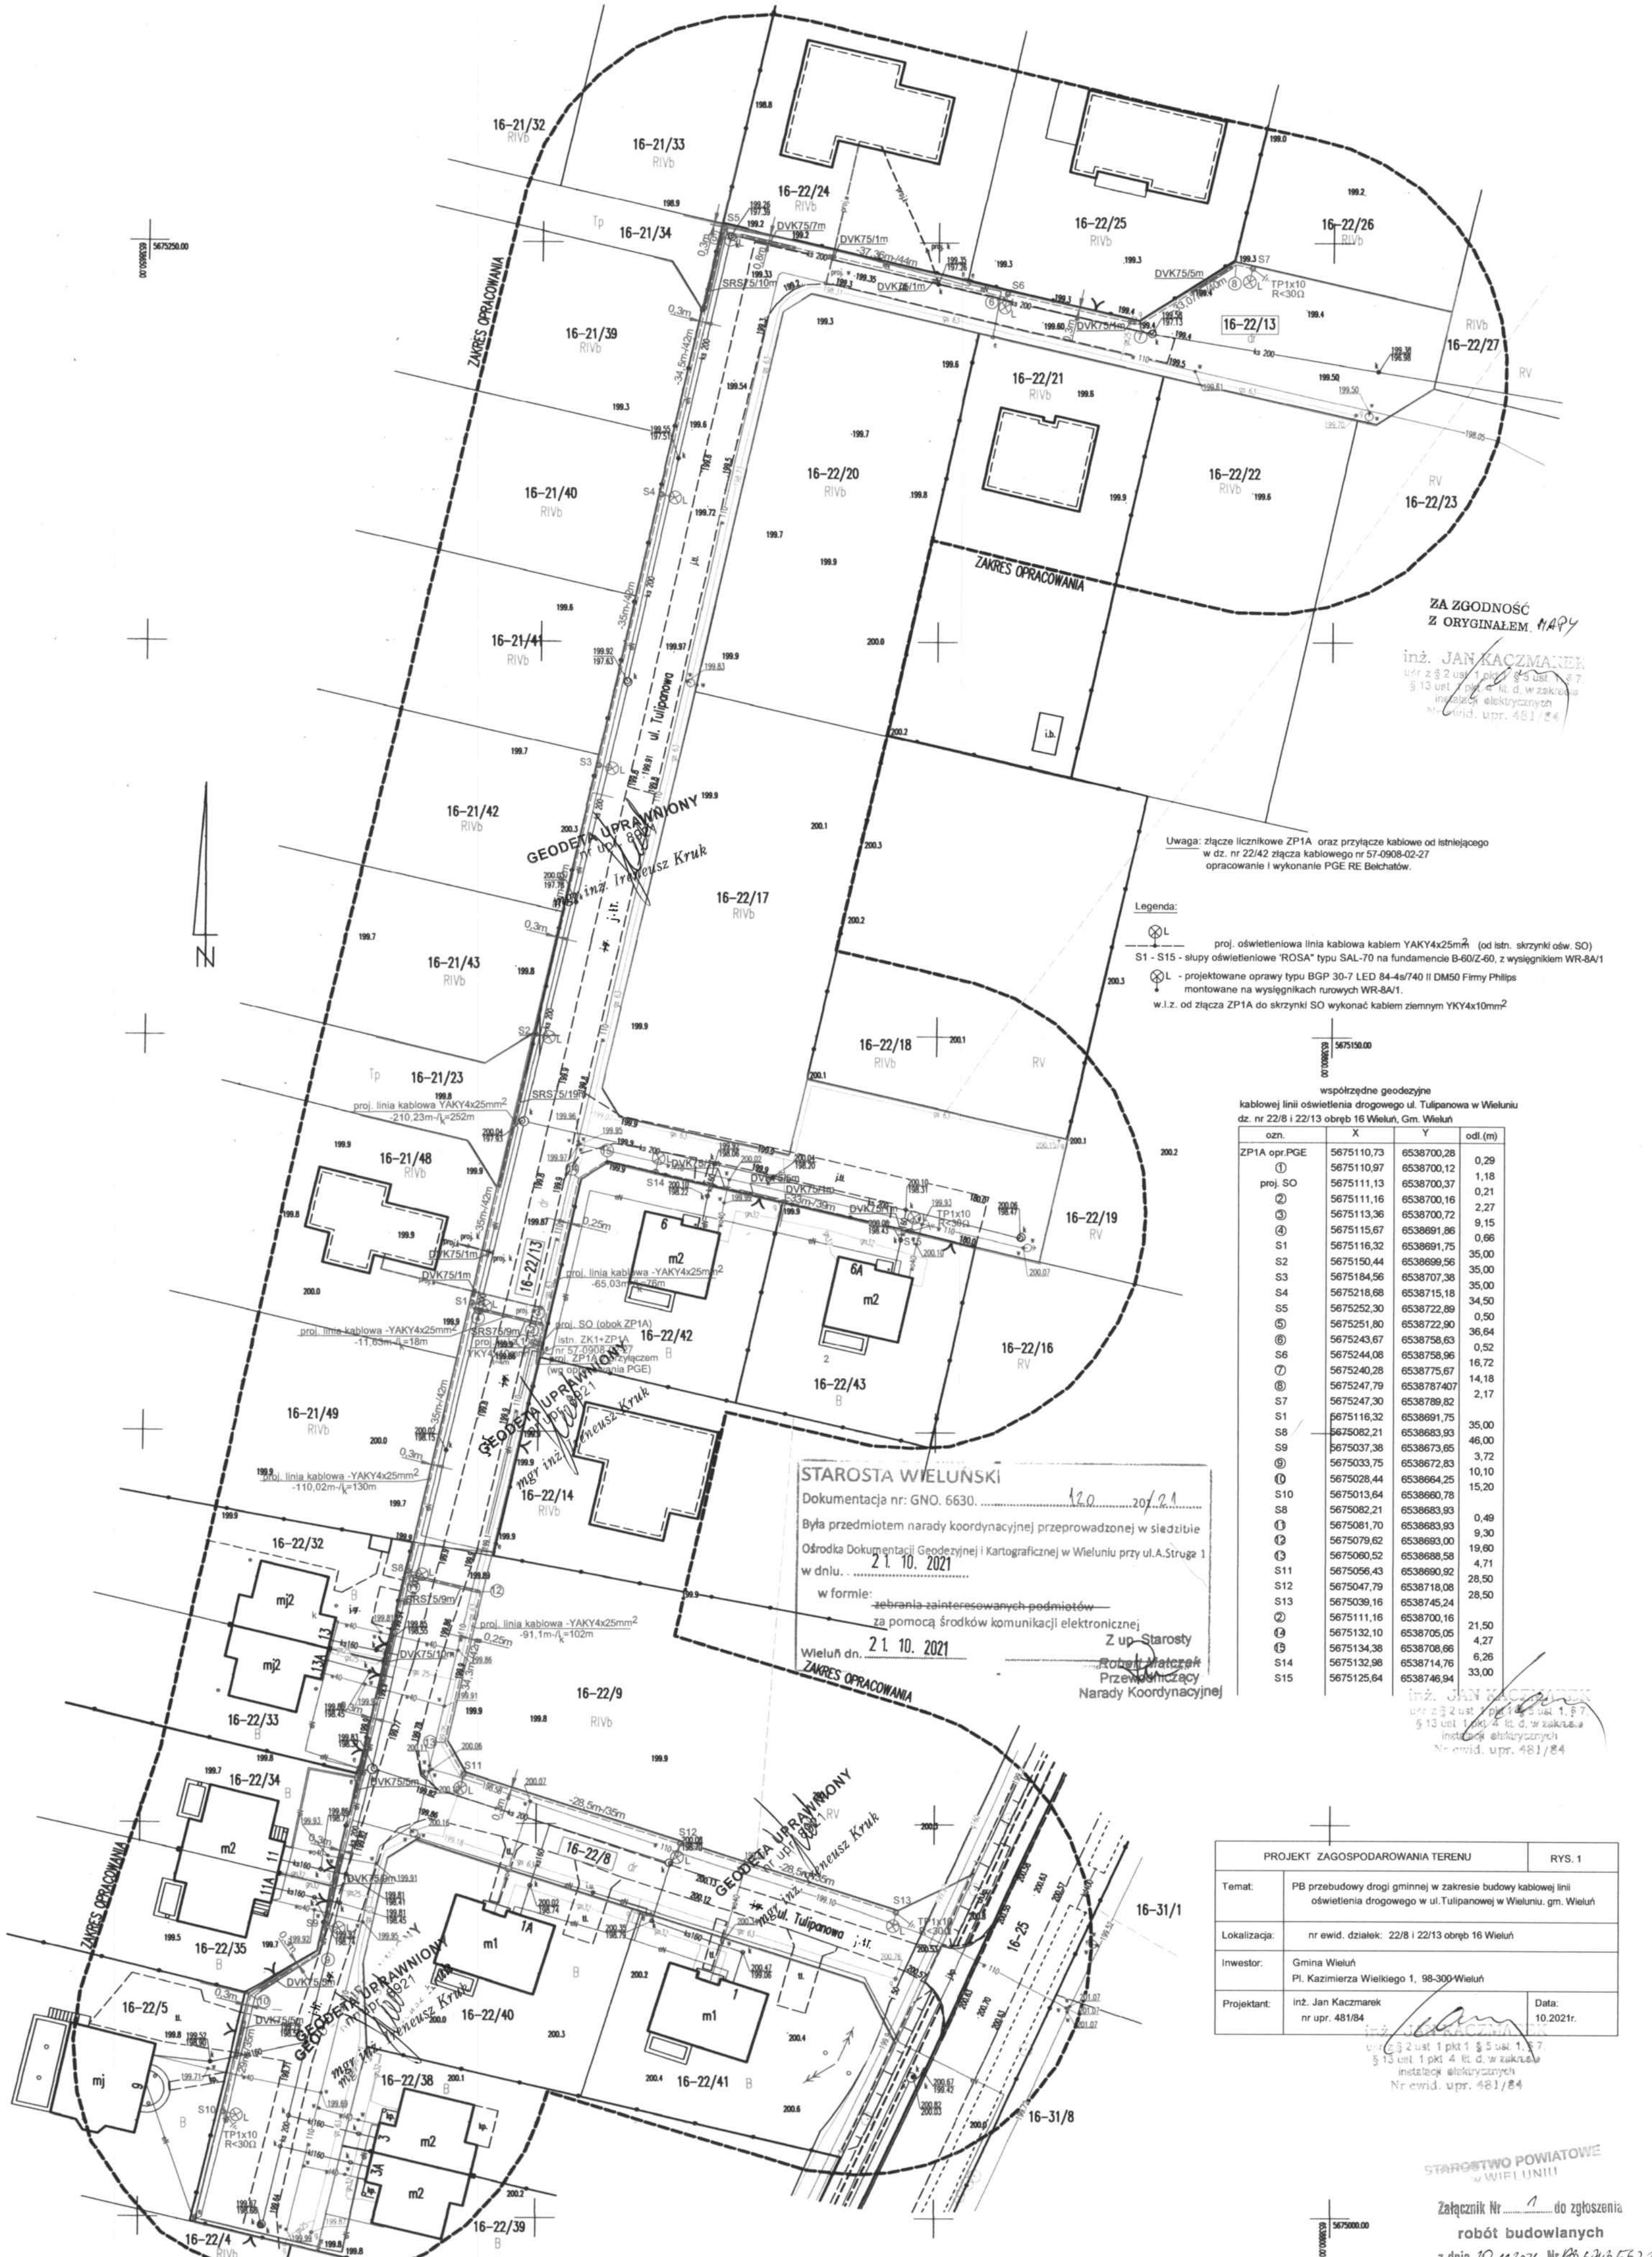

ZA ZGODNOŚĆ Z ORYGINAŁEM MAPY

inż. JAN KACZMAREK
upr. z § 2 ust. 1 pkt 1 § 5 ust. 1 § 7 § 13 ust. 1 pkt 2, 4, 6, 7 w zakresie instalacji elektrycznych
NIP 6322067788
N. ewid. upr. 481/84

Uwaga: złącze licznikowe ZP1A oraz przyłącze kablowe od istniejącego w dz. nr 22/42 złącza kablowego nr 57-0908-02-27 opracowanie i wykonanie PGE RE Belchatów.

Legenda:

- proj. oświetleniowa linia kablowa kablem YAKY4x25mm² (od istn. skrzyńki ośw. SO)
- S1 - S15 - słupy oświetleniowe "ROSA" typu SAL-70 na fundamencie B-60Z-60, z wysięgnikiem WR-8A/1
- proj. oświetleniowa oprawy typu BGP 30-7 LED 84-4x740 II DM50 Fimly Philips montowane na wysięgnikach rurowych WR-8A/1
- w.i.z. z złącza ZP1A do skrzyńki SO wykonać kablem ziemnym YKY4x10mm²

współrzędne geodezyjne
kablowej linii oświetlenia drogowego ul. Tulipanowa w Wieluniu
dz. nr 22/8 i 22/13 obręb 16 Wieluń, Gm. Wieluń

ozn.	X	Y	odl.(m)
ZP1A opr. PGE	5675110.73	6538700.28	0.29
1	5675110.97	6538700.12	1.18
proj. SO	5675111.13	6538700.37	0.21
2	5675111.16	6538700.16	2.27
3	5675113.36	6538700.72	9.15
4	5675115.67	6538691.86	0.66
S1	5675116.32	6538691.75	35.00
S2	5675150.44	6538699.56	35.00
S3	5675184.56	6538707.38	35.00
S4	5675218.68	6538715.18	34.50
S5	5675252.30	6538722.89	0.50
5	5675251.80	6538722.90	36.64
6	5675243.67	6538758.63	0.52
S6	5675244.08	6538758.96	16.72
7	5675240.28	6538775.67	14.18
8	5675247.79	6538787.407	2.17
S7	5675247.30	6538789.82	35.00
S1	5675116.32	6538691.75	46.00
S8	5675082.21	6538683.93	3.72
S9	5675037.38	6538672.83	10.10
9	5675033.75	6538664.25	15.20
10	5675028.44	6538664.25	0.49
S10	5675013.64	6538660.78	9.30
S8	5675082.21	6538683.93	19.90
11	5675081.70	6538683.93	4.71
12	5675079.62	6538693.00	28.50
13	5675080.52	6538688.58	28.50
S11	5675056.43	6538690.92	28.50
S12	5675047.79	6538718.08	28.50
S13	5675039.16	6538745.24	21.50
2	5675111.16	6538700.16	4.27
3	5675132.10	6538706.05	6.26
14	5675134.38	6538706.66	33.00
S14	5675132.98	6538714.76	
S15	5675125.64	6538746.94	

inż. JAN KACZMAREK
upr. z § 2 ust. 1 pkt 1 § 5 ust. 1 § 7 § 13 ust. 1 pkt 2, 4, 6, 7 w zakresie instalacji elektrycznych
NIP 6322067788
N. ewid. upr. 481/84

PROJEKT ZAGOSPODAROWANIA TERENU RYS. 1

Temat: PB przebudowy drogi gminnej w zakresie budowy linii oświetlenia drogowego w ul. Tulipanowej w Wieluniu, gm. Wieluń

Lokalizacja: nr ewid. dzialek: 22/8 i 22/13 obręb 16 Wieluń

Inwestor: Gmina Wieluń
Pl. Kazimierza Wielkiego 1, 98-300 Wieluń

Projektant: inż. Jan Kaczmarek nr upr. 481/84

Data: 10.2021r.

STAROSTWO POWIATOWE w WIELUNIU

Załącznik Nr. 1 do zgłoszenia robót budowlanych z dnia 20.11.2021r. Nr 6322067788