

UWAGA: nie wyklucza się istnienia w terenie innych przewodów, o których brak informacji wynika z zasobów historycznych lub niedopełnienia przepisów zgłoszenia do inwentaryzacji (Ustawa Prawo Geodezyjne i Kartograficzne z 17.05.1989 tj. Dz. U. z 2017r. poz. 2101)

Projektowane obiekty budowlane

MAPA 1:500 DO CELÓW PROJEKTOWYCH

Oznaczenie koncepcyjne zgłoszenia pracy geodezyjnej	GM.050.0.1402.2019
Miejscowość	WIELUŃ
Numerzy działek ewidencyjnych	279/4
Obiekt ewidencyjny	0015
Nazwa	OBREB 15
Identyfikator	101709.4.0015
Jednostka ewidencyjna	Wieluń
Sekcja	6.151.26.21.4.3
Nazwa układu współrzędnych	Prostokątnych płaskich
Wysokości	2000/6
Oznaczenie granic obszaru, który był przedmiotem aktualizacji	Konsekwent 60
Oznaczenie i informacje o słabościach gruntowych mających wpływ na zagospodarowanie gruntów, zlokalizowanych w granicach projektowanej inwestycji	
Oznaczenie i symbol konturu użytku gruntowego, który nie jest ujętym w bazie danych ewidencji gruntów i budynków	
Stan aktualny na dzień	19.08.2019
Data sporządzenia mapy	09.09.2019
Miejscowość sporządzenia	mgr inż. Ireneusz Kruk
Numer księgi robót	426/2019
Kierownik robót	mgr inż. Ireneusz Kruk
Firma:	GEO-POMIAR s.c. 98-300 Wieluń, ul. Kilińskiego 23 tel./fax 43 843 43 76 NIP 8322067788

Szkiełko lokalizacji robót Skala 1:25000




Pobawienie się z... Geodezyjnych i... techniczny wpis... Przebieg... Przebieg...	Organ prowadzący... geodezyjny... Identyfikator... Data wpisania... Imię, nazwa... reprezentacji...	STAROSTA WIELUŃSKI P.1017. 13. WRZ. 2019 Z up. Starosty Robert Malczak
--	--	--

Obecnie Dokumentacja Geodezyjna i Kartograficzna w Wieluniu

PROJEKT PLANU ZAGOSPODAROWANIA TERENU

LEGENDA:

- projekt. trasa linii kablowej oświetlen. typu YAKXS 4x25mm<sup>2</sup>
- ⊗ projekt. stupa oświetleniowa typu EOC-10.5/2.5 z oprawkami LED typu TEOLED S1 o mocy 38W firmy "AREALAMP" - 2 szt

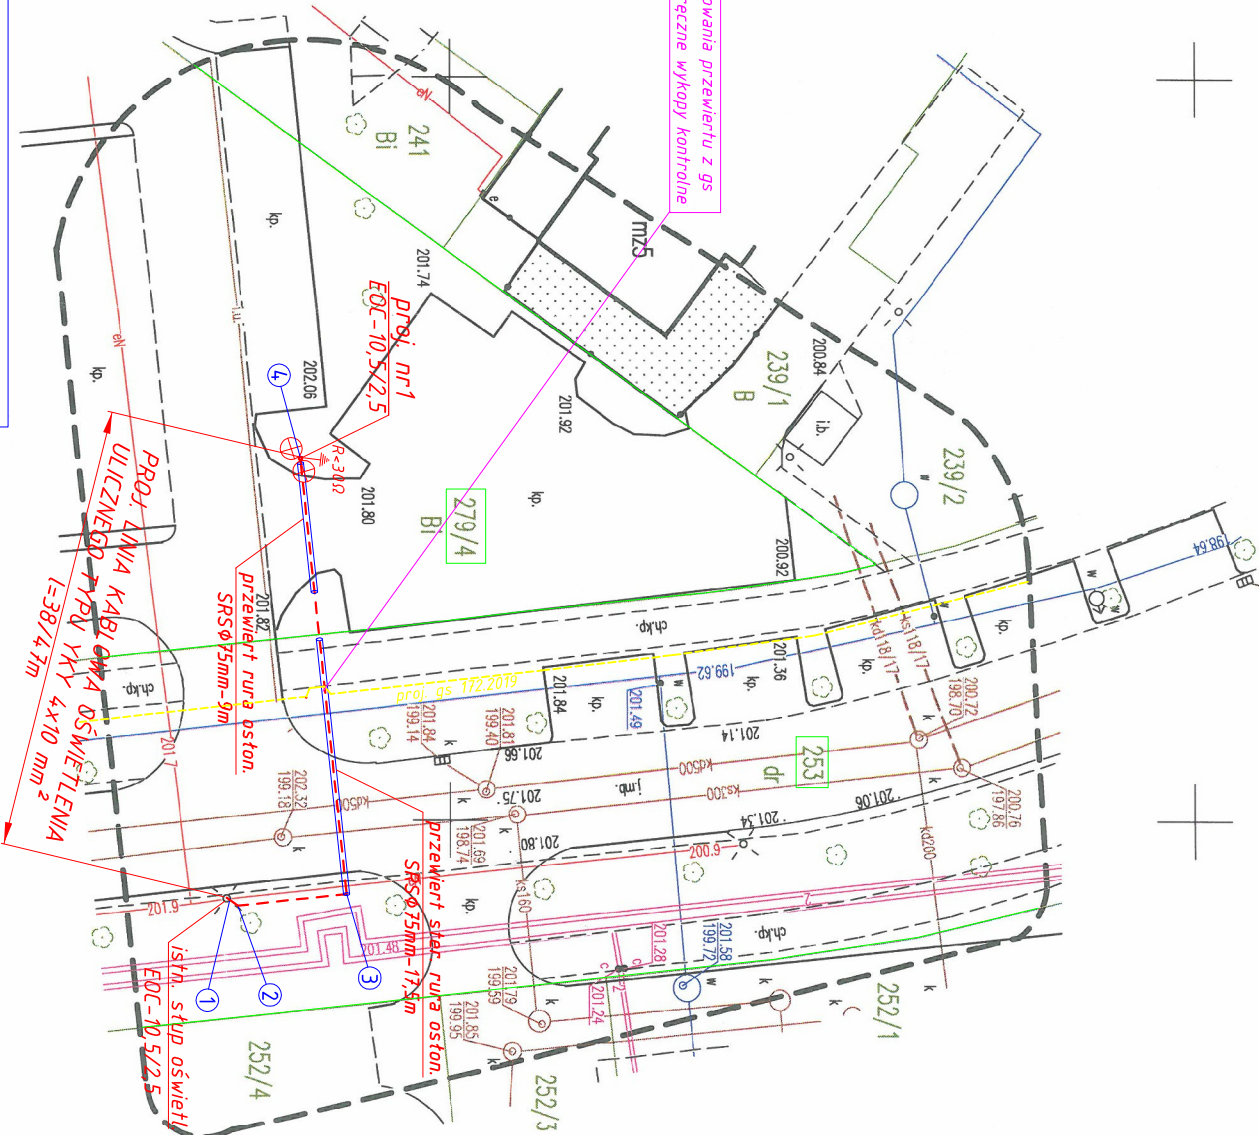

WSPÓŁRZĘDNE GEODEZYJNE

	X	UKŁAD 2000	Y
1. istn. stupa	56751184,90	6540955,32	
2. proj. kabel	5675185,68	6540955,85	
3. proj. kabel	5675193,02	6540955,04	
4. proj. stupa	5675189,96	6540925,62	

5675150,000

Ochrona od porażen  
0,4 kV-UKŁAD TN-C

USŁUGI PROJEKTOWE

Nazwa zadania: - projekt Budowa oświetl. ulicznego przy ul. Sadowej w Wieluniu	Data: 02. 2020
Nazwa obiektu: Budowa odcinka linii kablowej oświetlenia ulicznego obiektu kategorii XXVI od istniejącej linii kablowej oświetleniowej zlokalizowanej przy ulicy Sadowej w Wieluniu, gm. Wieluń	Skala: 1:500
Adres inwestycji: działki nr ewid. 253, 279/4 - obręb 15, jed. ewid. Wieluń	
Investor: Gmina Wieluń - 98-300 Wieluń, Pl. Kazimierza Wielkiego 1	
Przedmiot rysunku: Trasa odcinka linii kablowej oświetlenia placu zabaw	
Projektant: Marek Pałyga	nr rys. 1
uprawn. nr L00/1722/Z00E/11	podpis: