

Projektowane obiekty budowlane	
<p>UWAGA: Nie wyklucza się istnienia w terenie innych przewodów o których brak informacji wynika z zaszczości historycznych lub niedopełnienia przepisów zgłoszenia do inwentaryzacji ( Ustawa Prawo Geodezyjne i Kartograficzne z 17.05.1989r. t.j. Dz. U. z 2020r. poz. 2052 )</p>	

#### LEGENDA:


- granice działek, nr ewid. działek
- - - - - proj. trasa linii kablowej oświetleniowej typu YAKY 4x25 mm<sup>2</sup>
- ⊗ proj. stupy wirotekonowe typu EOC-10,5/2,5 z oprawami typu BGP292 LED 84-4S/740 II DM12 48/605 55W "PHILIPS" - 2 szt

#### MAPA DO CELÓW PROJEKTOWYCH 1:500

Oznaczenie kancelaryjne zgłoszenia pracy geodezyjnej	GNO.6640.371.2021
Miejscowość	BOROWIEC
Numer działki ewidencyjnej	103/2
Obręb ewidencyjny	101709.5.0002
Nazwa	Borowiec
Jednostka ewidencyjna	101709.5
Nazwa	Wieluń - obszar wiejski
Sekcje	6.152.26.14.4.4
Nazwa układu współrzędnych	Prostokątnych płaskich
Wysokości	2000-6
	Kronsztadt 60

Oznaczenie granic obszaru, który był przedmiotem aktualizacji	
Oznaczenie i informacje o służebnościach gruntowych mających wpływ na zagospodarowanie gruntów, zlokalizowanych w granicach projektowanej inwestycji	nie badano
Oznaczenie i symbol konturu użytku gruntowego, który nie jest ujawniony w bazie danych ewidencji gruntów i budynków	brak


Stan aktualny na dzień	17.03.2021
Data sporządzenia mapy	19.03.2021
Numer księgi robót	112/2021
Mapę sporządził	mgr inż. Ireneusz Kruk
Kierownik roboty	mgr inż. Ireneusz Kruk
Granice działek pokazano w/g danych z EGiB	

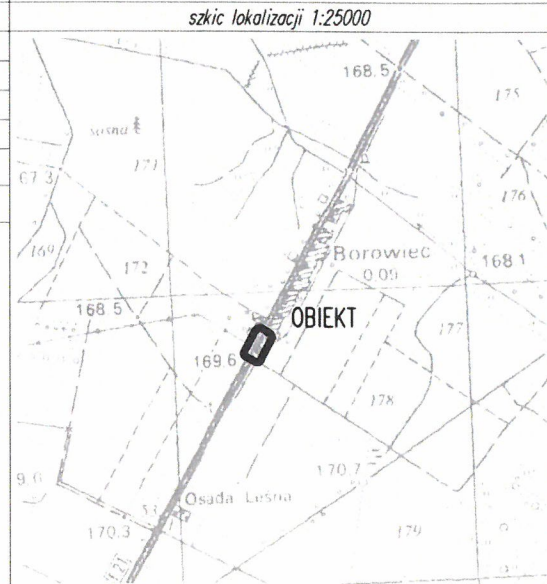

#### UKŁAD 2000 WSPÓŁRZĘDNE GEODEZYJNE

	X	Y
1. istn. złącze	5682161,89	6546280,74
2. proj. kabel	5682162,05	6546280,51
3. proj. kabel	5682161,74	6546280,37
4. proj. szafka SO	5682161,46	6546280,42
5. proj. kabel	5682161,66	6546280,23
6. proj. kabel	5682169,58	6546284,50
7. proj. stupa nr1	5682169,74	6546284,95
8. proj. kabel	5682140,29	6546268,73
9. proj. stupa nr2	5682139,89	6546268,78

inż. JAN KACZMAREK  
ust. z 2 ust. 1 pkt 1 § 5 ust. 1, § 7,  
§ 13 ust. 1 pkt 4 lit. d, w zakresie  
instalacji elektrycznych  
Nr ewid. upr. 481/84

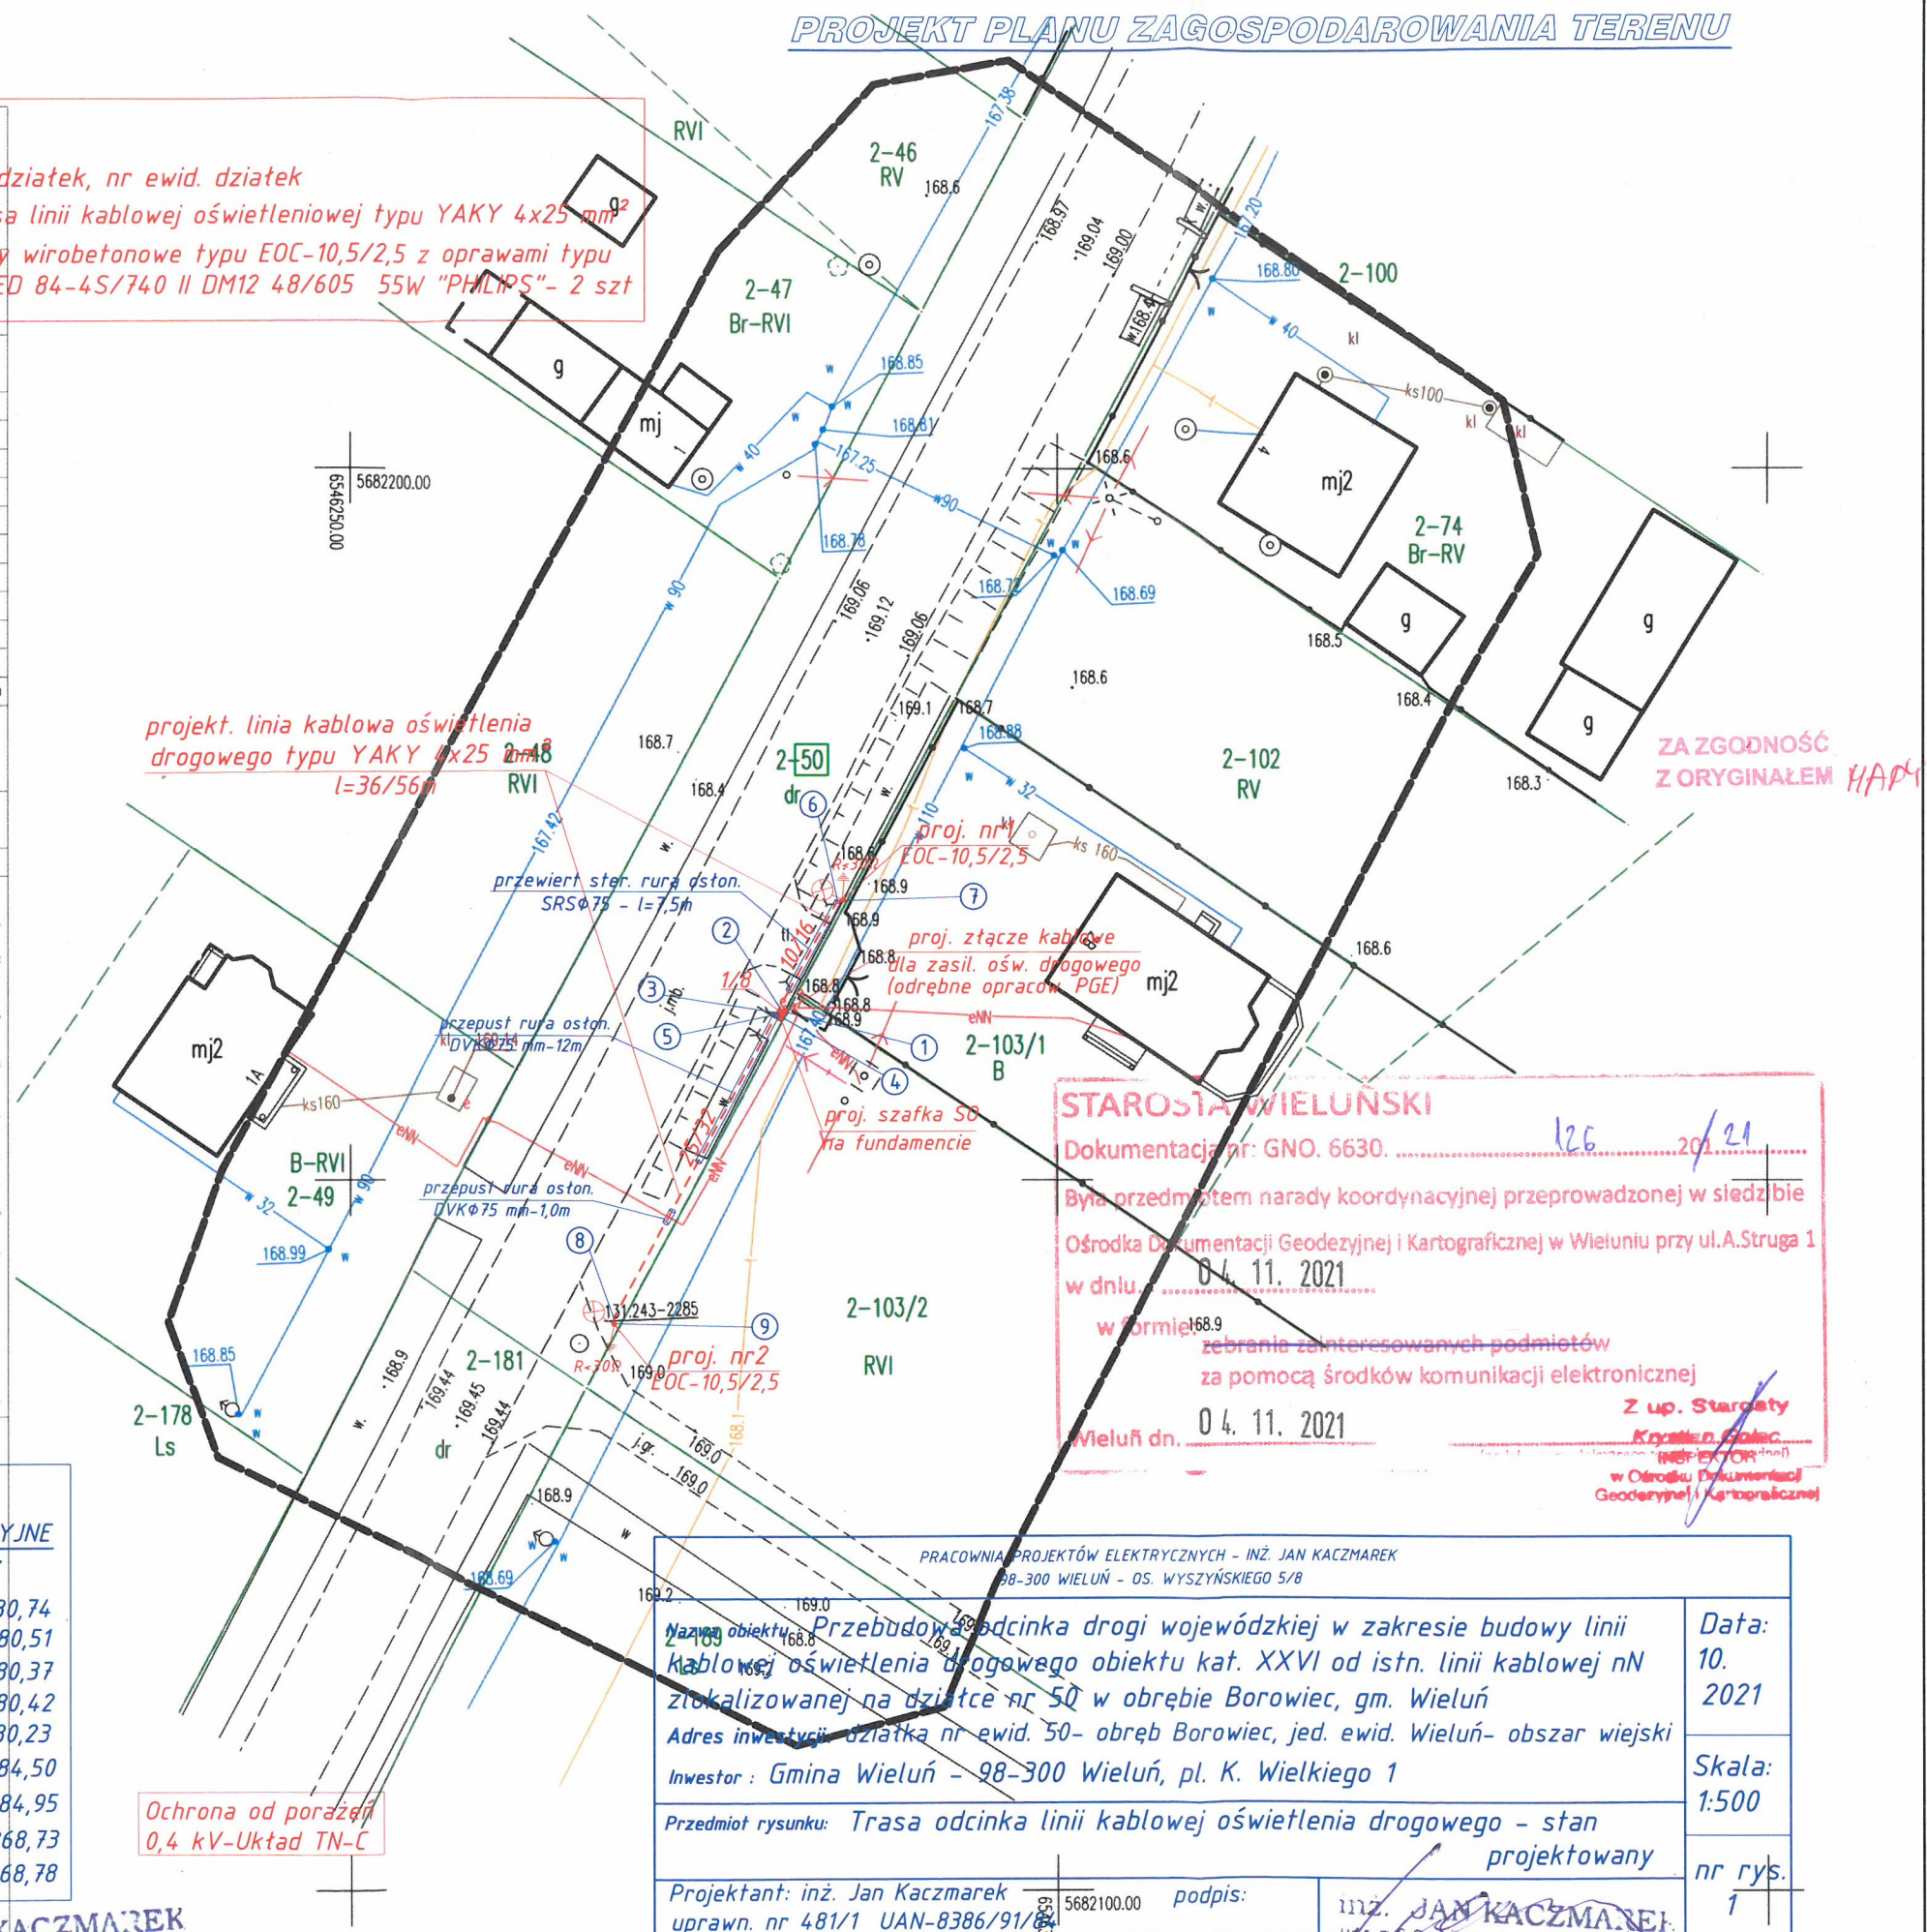

#### STAROSTA WIELUŃSKI

Dokumentacja nr: GNO. 6630. 126 201/21  
Była przedmiotem narady koordynacyjnej przeprowadzonej w siedzibie  
Ośrodka Dokumentacji Geodezyjnej i Kartograficznej w Wieluniu przy ul. A. Struga 1  
w dniu 04.11.2021  
w formie zebrania zainteresowanych podmiotów  
za pomocą środków komunikacji elektronicznej  
Wieluń dn. 04.11.2021  
Z up. Starosty  
Krzysztof Golec  
INWESTOR  
w Ośrodku Dokumentacji  
Geodezyjnej i Kartograficznej

PRACOWNIA PROJEKTÓW ELEKTRYCZNYCH - INŻ. JAN KACZMAREK 98-300 WIELUŃ - OS. WYSZYŃSKIEGO 5/8	
Nazwa obiektu: Przebudowa odcinka drogi wojewódzkiej w zakresie budowy linii kablowej oświetlenia drogowego obiektu kat. XXVI od istn. linii kablowej nN zlokalizowanej na działce nr 50 w obrębie Borowiec, gm. Wieluń	Data: 10. 2021
Adres inwestycji: działka nr ewid. 50- obręb Borowiec, jed. ewid. Wieluń- obszar wiejski	Skala: 1:500
Inwestor: Gmina Wieluń - 98-300 Wieluń, pl. K. Wielkiego 1	nr rys. 1
Przedmiot rysunku: Trasa odcinka linii kablowej oświetlenia drogowego - stan projektowany	
Projektant: inż. Jan Kaczmarek uprawn. nr 481/1 UAN-8386/91/84	podpis: inż. JAN KACZMAREK ust. z 2 ust. 1 pkt 1 § 5 ust. 1, § 7, § 13 ust. 1 pkt 4 lit. d, w zakresie instalacji elektrycznych Nr ewid. upr. 481/84