


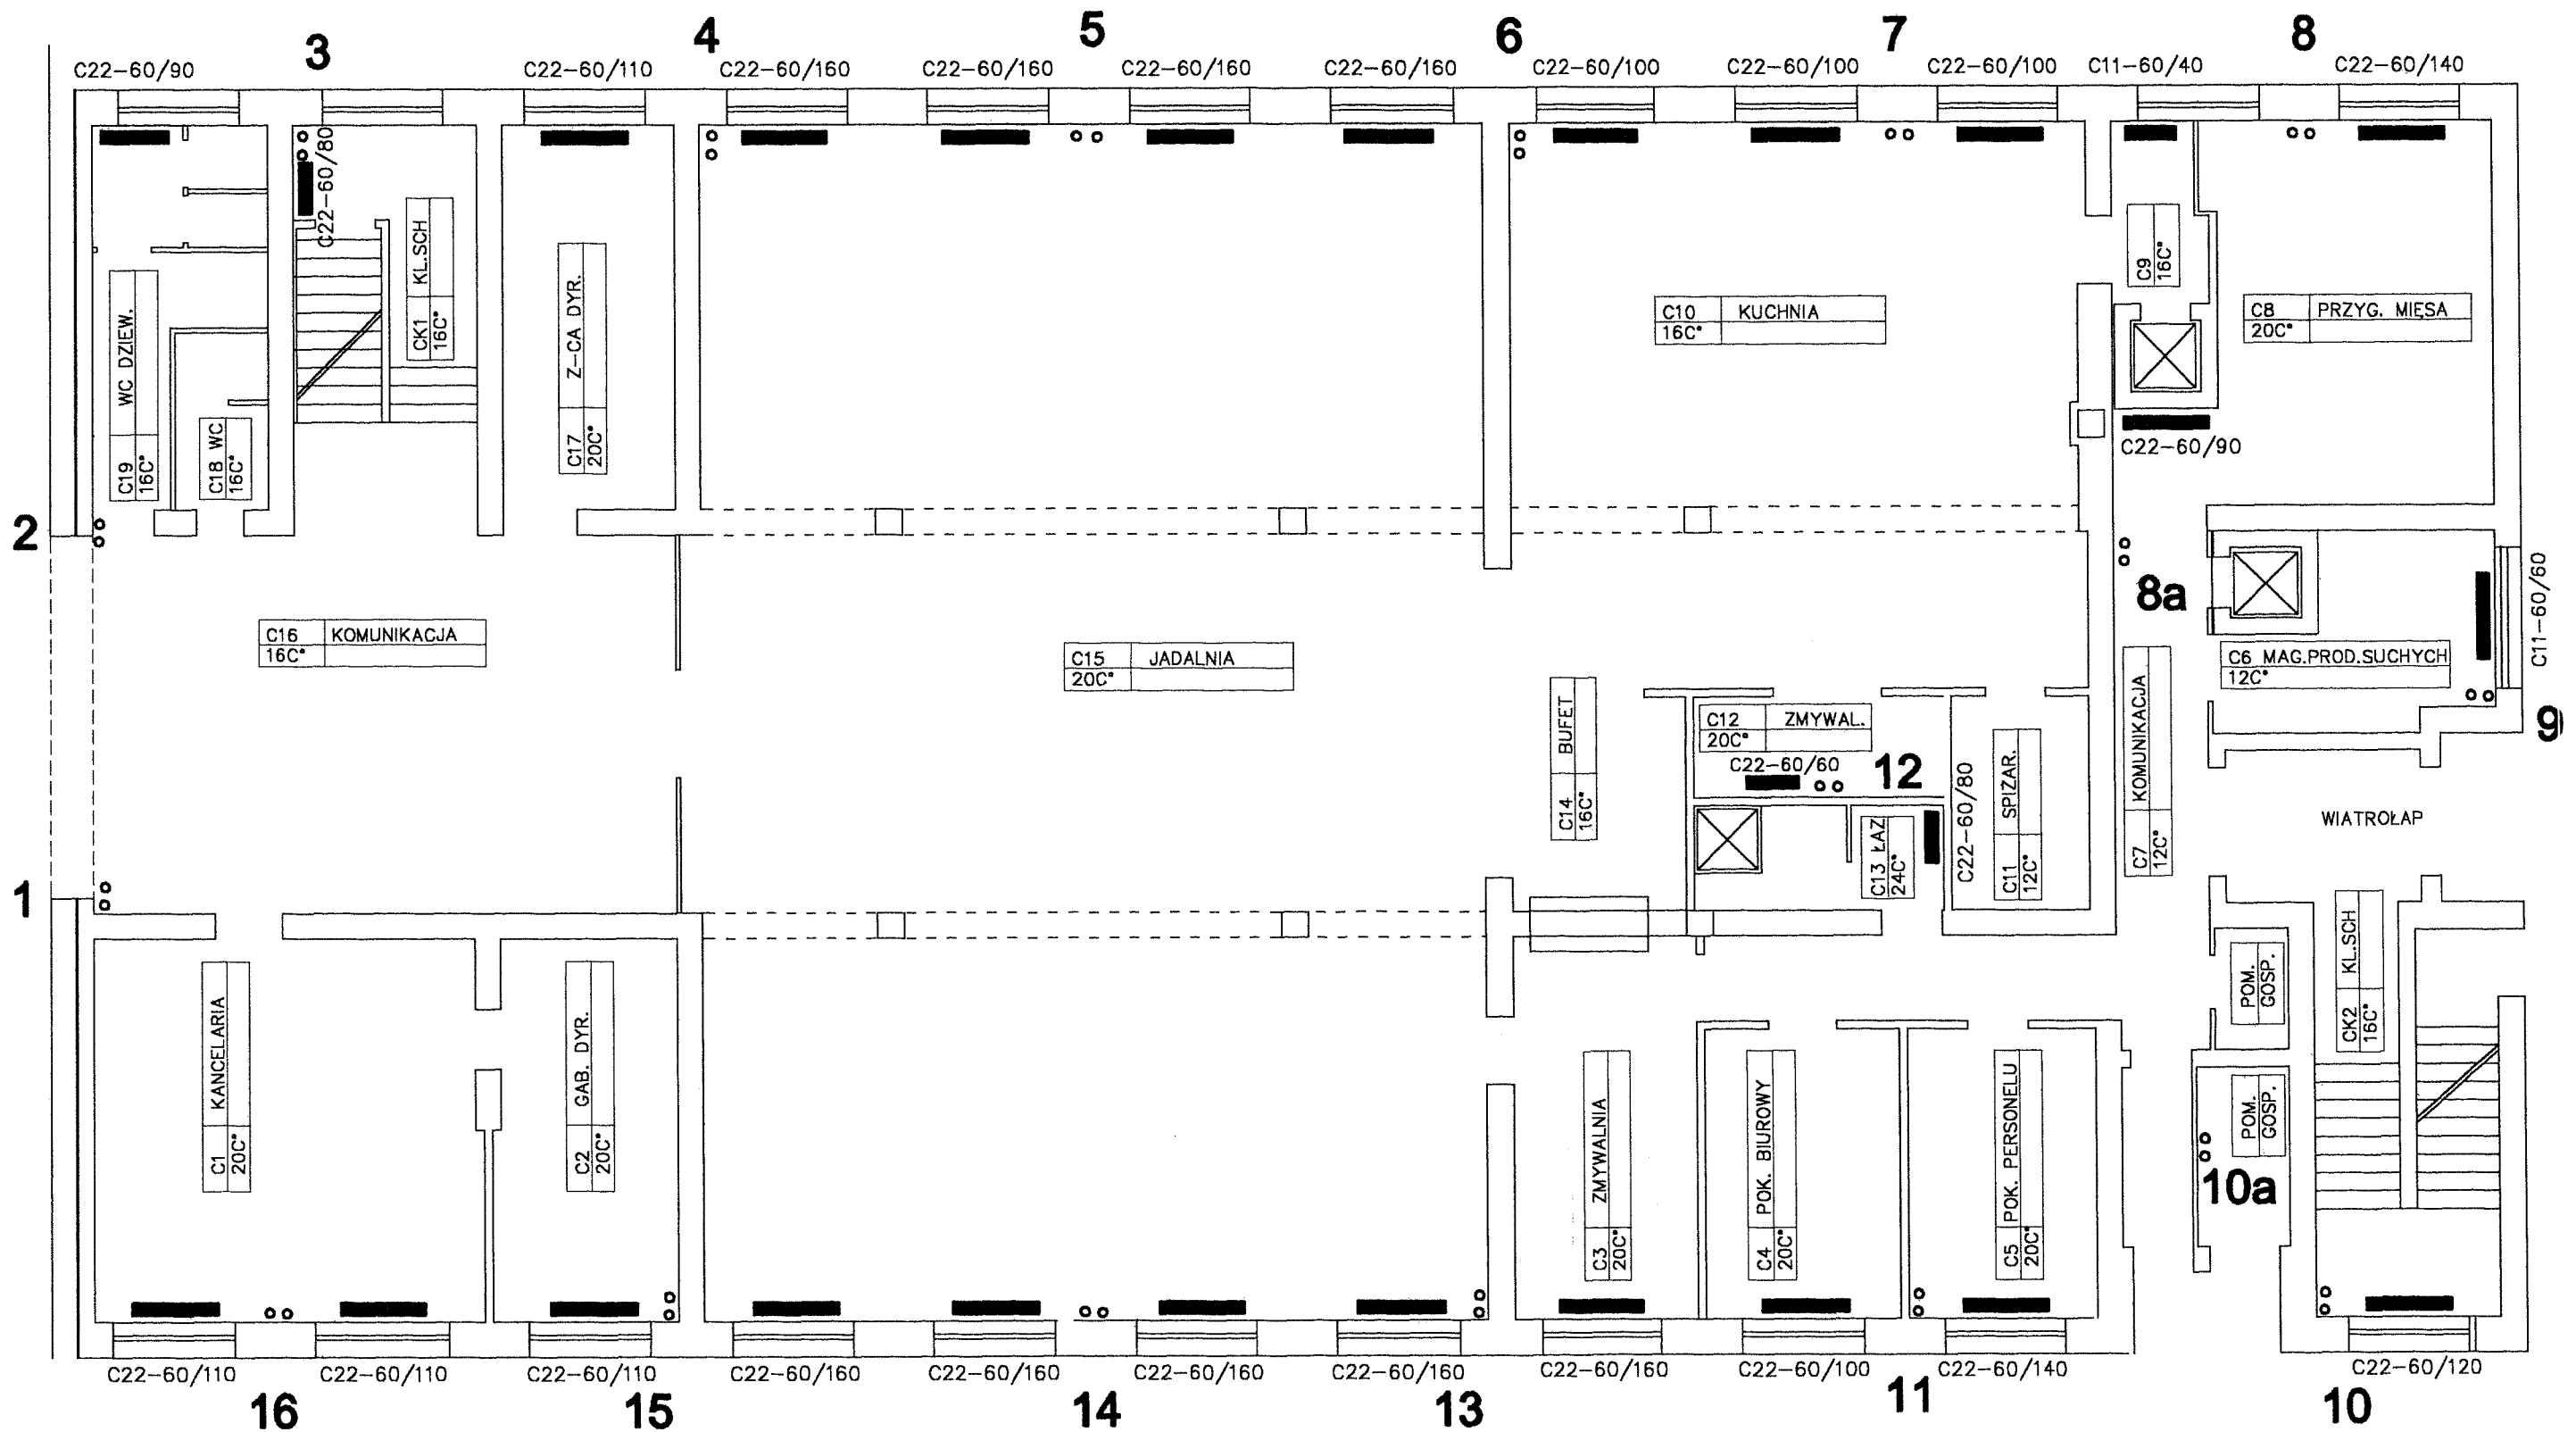

STAROSTWO POWIATOWE
w Wieluniu

 INŻYNIERIA SANITARNA I ZDROWOTNA 98-300 Wieluń ul. J. Piłsudskiego 10 tel./ 0 - 43 / 8438114			Szkoła Podstawowa nr 2 Wieluń Segment C Remont instalacji c.o.		
Nazwisko i Imię mgr inż. Janusz Skupiński			RZUT PARTERU		
upr.nr. S-dz.445/84/90			05. 2004 r.		
Projektant			Skala 1:100		
rys. nr 2			rys. nr 2		